

Umieszczane urządzenia

kabel abonencki doziemny: 0,006m x 1m

kanalizacja teletechniczna: 0,026m x 29,3m

infrastruktura teletechniczna w rurze osłonowej: 0,11m x 12m


ETAP 11

Obszar objęty zajęciem (pobocze)

2m x 30,3m = 60,6m²

Legenda:

- krawędź jezdni
- granica działki drogowej
- projektowana sieć kablowa
- istniejące oznakowanie pionowe
- projektowane tymczasowe urządzenia BRD
- projektowane tymczasowe oznakowanie pionowe

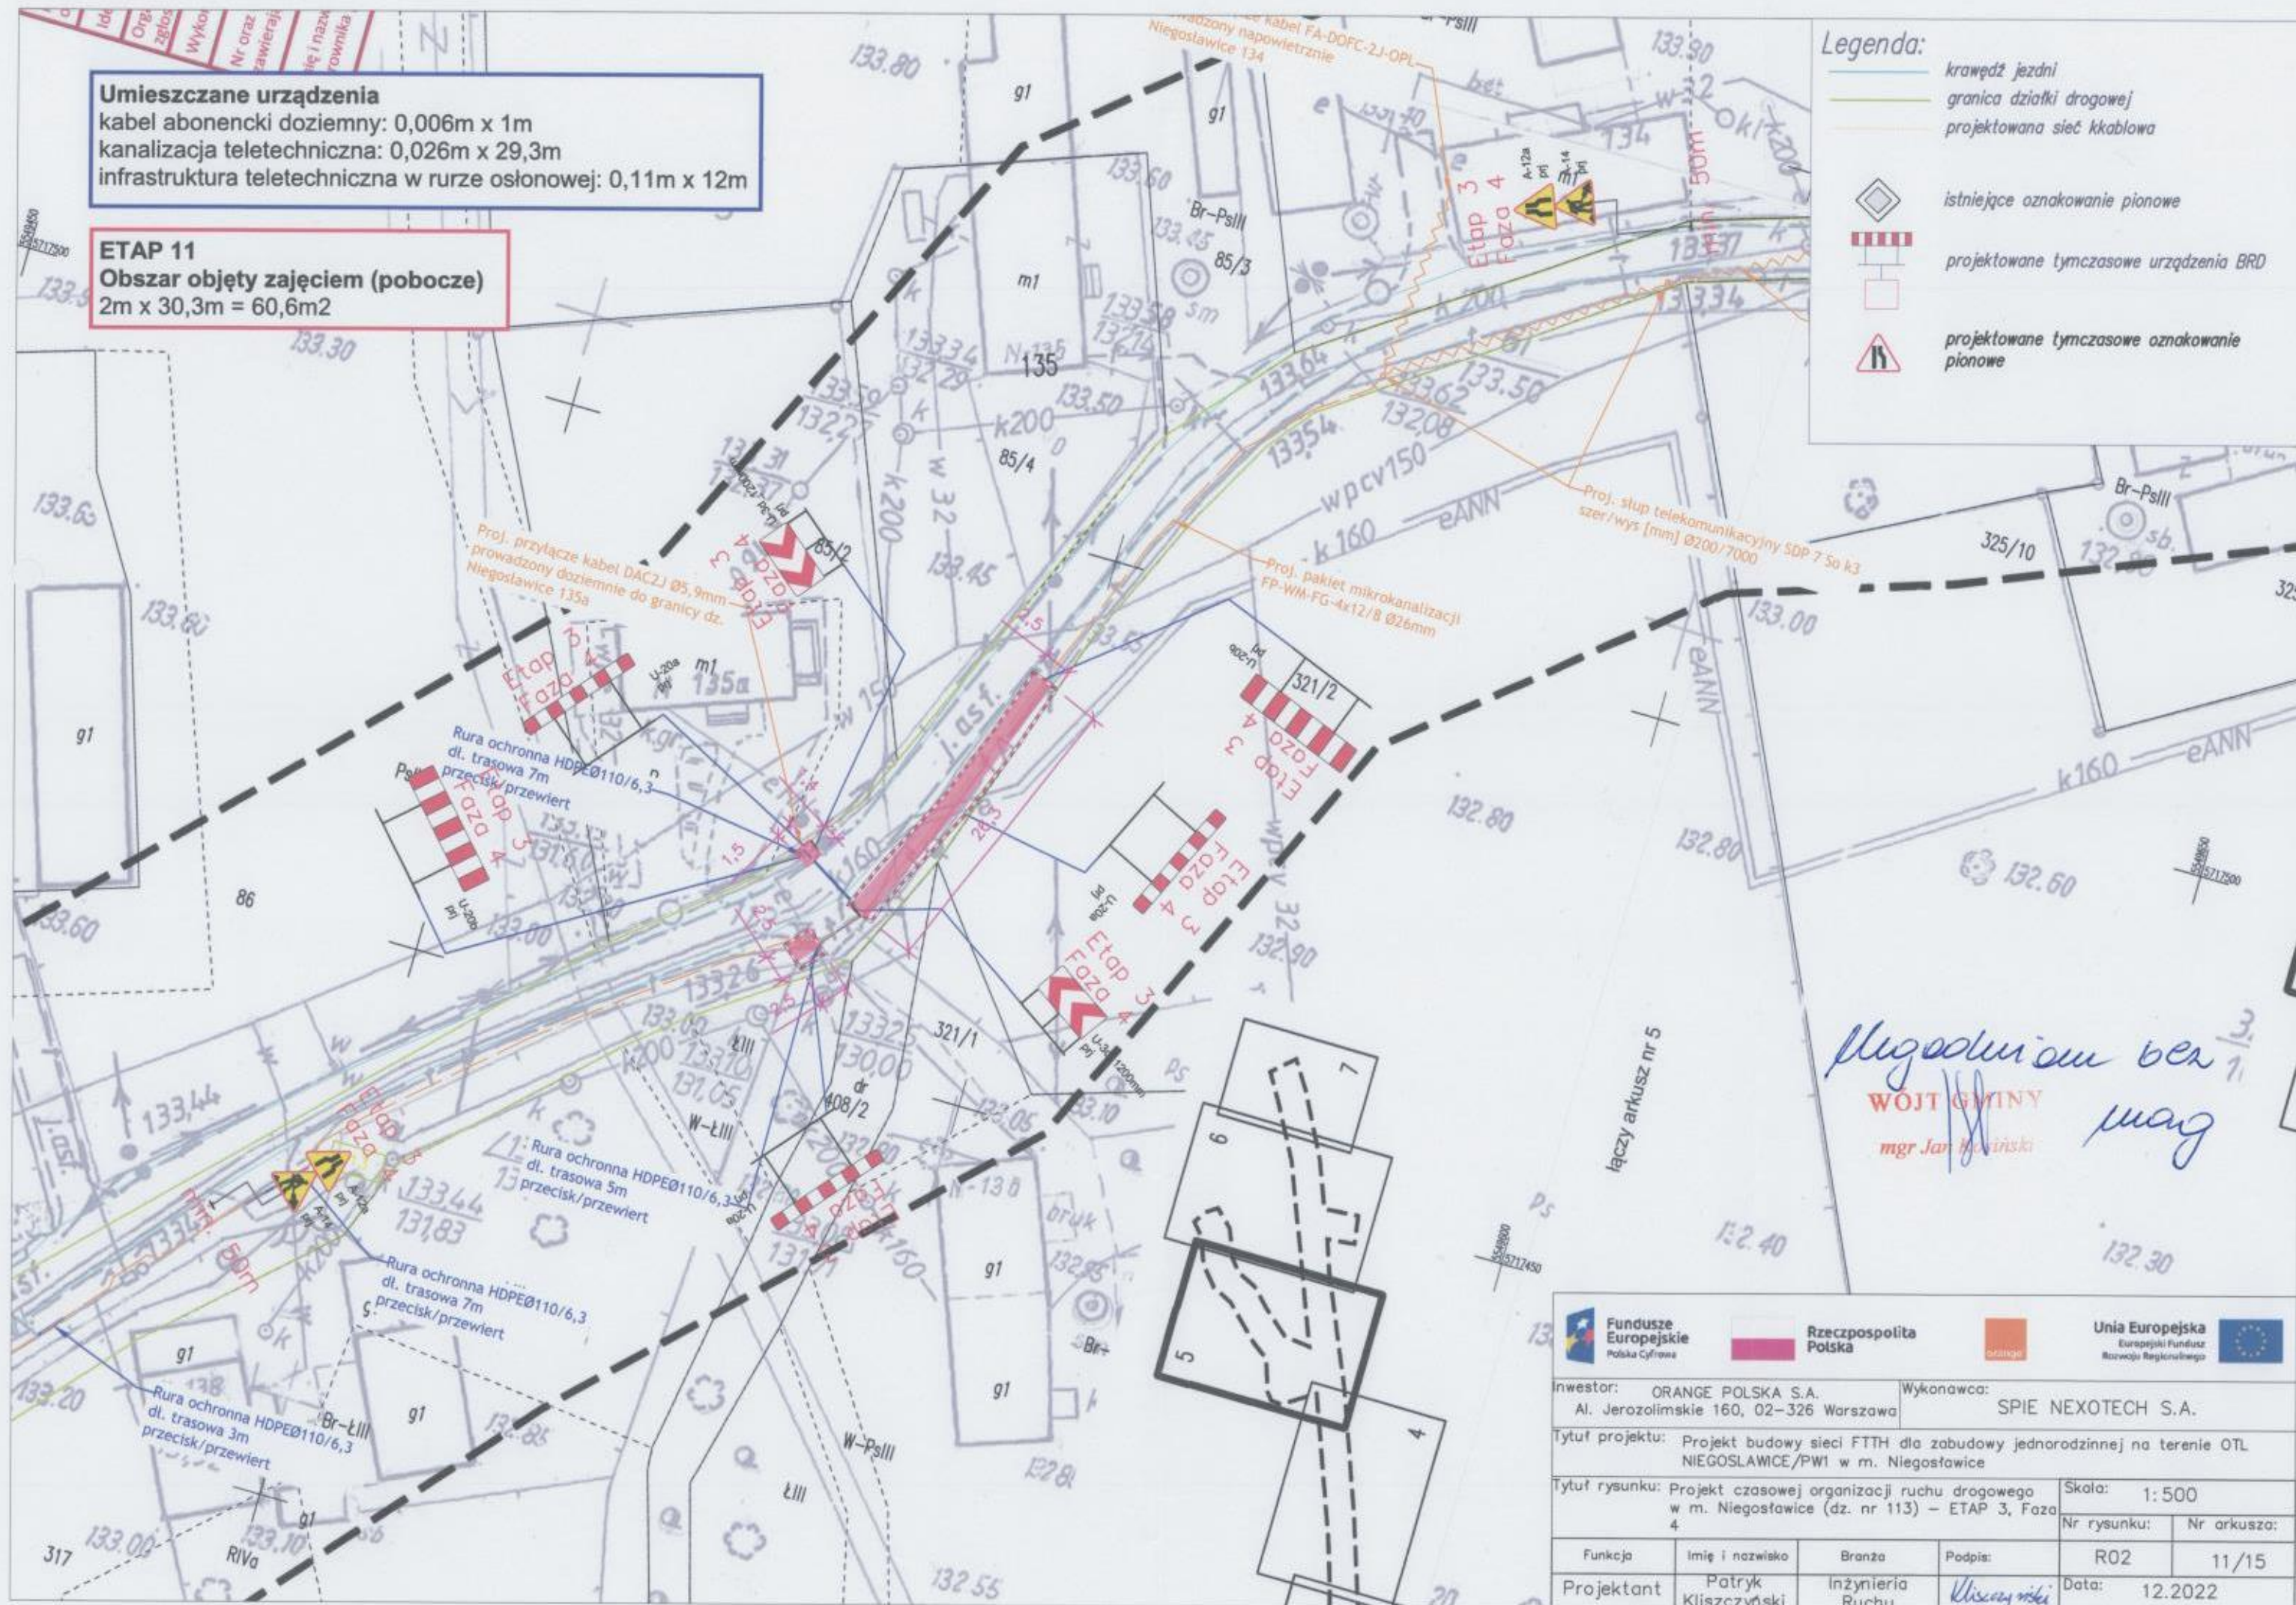

kanalizacja teletechniczna: 0,026m x 49,6m
infrastruktura teletechniczna w rurze osłonowej: 0,11m x 7m

Obszar objęty zajęciem (pobocze)

$$2\text{m} \times 52,1\text{m} = 104,2\text{m}^2$$

krawędź jezdni
granica działki drogowej
projektowana sieć kablowa



Łączy arkusz nr 5

Mag


PS

WÓJT GMINY

mgr Jan Kosiński

132.40

132.40

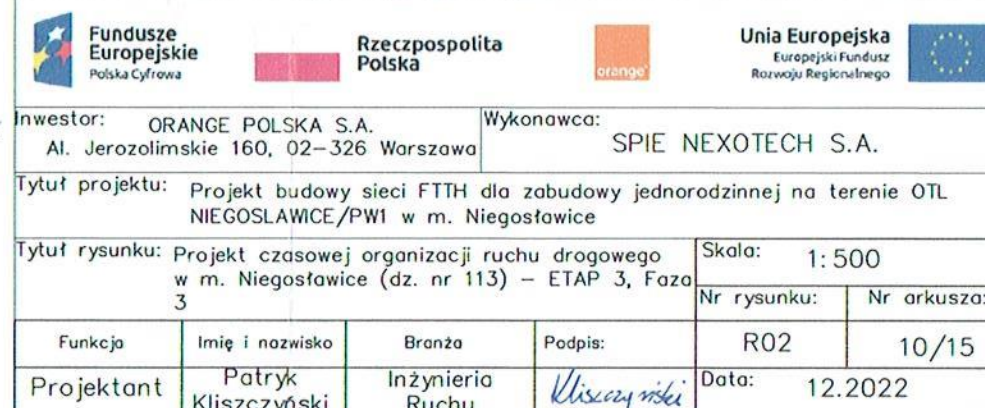

kanalizacja teletechniczna: 0,026m x 69m
słupki teletechniczny PSS-2: 0,2m x 0,2m x 1
infrastruktura teletechniczna w rurze osłonowej: 0,11m x 3m

Obszar objęty zajęciem (pobocze)
2m x 69m = 138m²

Legenda:

-  *krawężł jezdni*
-  *granica działki drogowej*
-  *projektowana sieć kablowa*
-  *istniejące oznakowanie pionowe*
-  *projektowane tymczasowe urządzenia BRD*
-  *projektowane tymczasowe oznakowanie pionowe*

Agonism bei Krieg

WOLT GMINY

mgr Jan Kosiński



Rzeczpospolita
Polska



Unia Europejska
Europejski Fundusz
Rozwoju Regionalnego

Inwestor: ORANGE POLSKA S.A.
Al. Jerozolimskie 160, 02-326 Warszawa

Wykonawca:	SPIE NEXOTECH S.A.
------------	--------------------

Tytuł projektu: Projekt budowy sieci FTTH dla zabudowy jednorodzinnej na terenie OTL NIEGOSŁAWICE/PW1 w m. Niegosławice

Tytuł rysunku: Projekt czasowej organizacji ruchu drogowego
w m. Niegostawice (dz. nr 113) – ETAP 3, Faza
2

Skala: 1:500

za	Nr rysunku:	Nr arkusza:
----	-------------	-------------

Funkcja	Imię i nazwisko	Branża	Podpis:	R02	9/15
Projektant	Patryk Kliszczewski	Inżynieria Ruchu	<i>Klischewski</i>	Data: 12.2022	

Umieszczane urządzenia

kabel abonencki doziemny: 0,006m x 36,9m

kanalizacja teletechniczna: 0,026m x 21,8m

infrastruktura teletechniczna w rurze osłonowej: 0,11m x 21m


ETAP 8

Obszar objęty zajęciem (pobocze)

2m x 58,7m = 117,4m²

Legenda:

- krawężł jezdni
- granica działki drogowej
- projektowana sieć kablowa
- istniejące oznakowanie pionowe
- projektowane tymczasowe urządzenia BRD
- projektowane tymczasowe oznakowanie pionowe

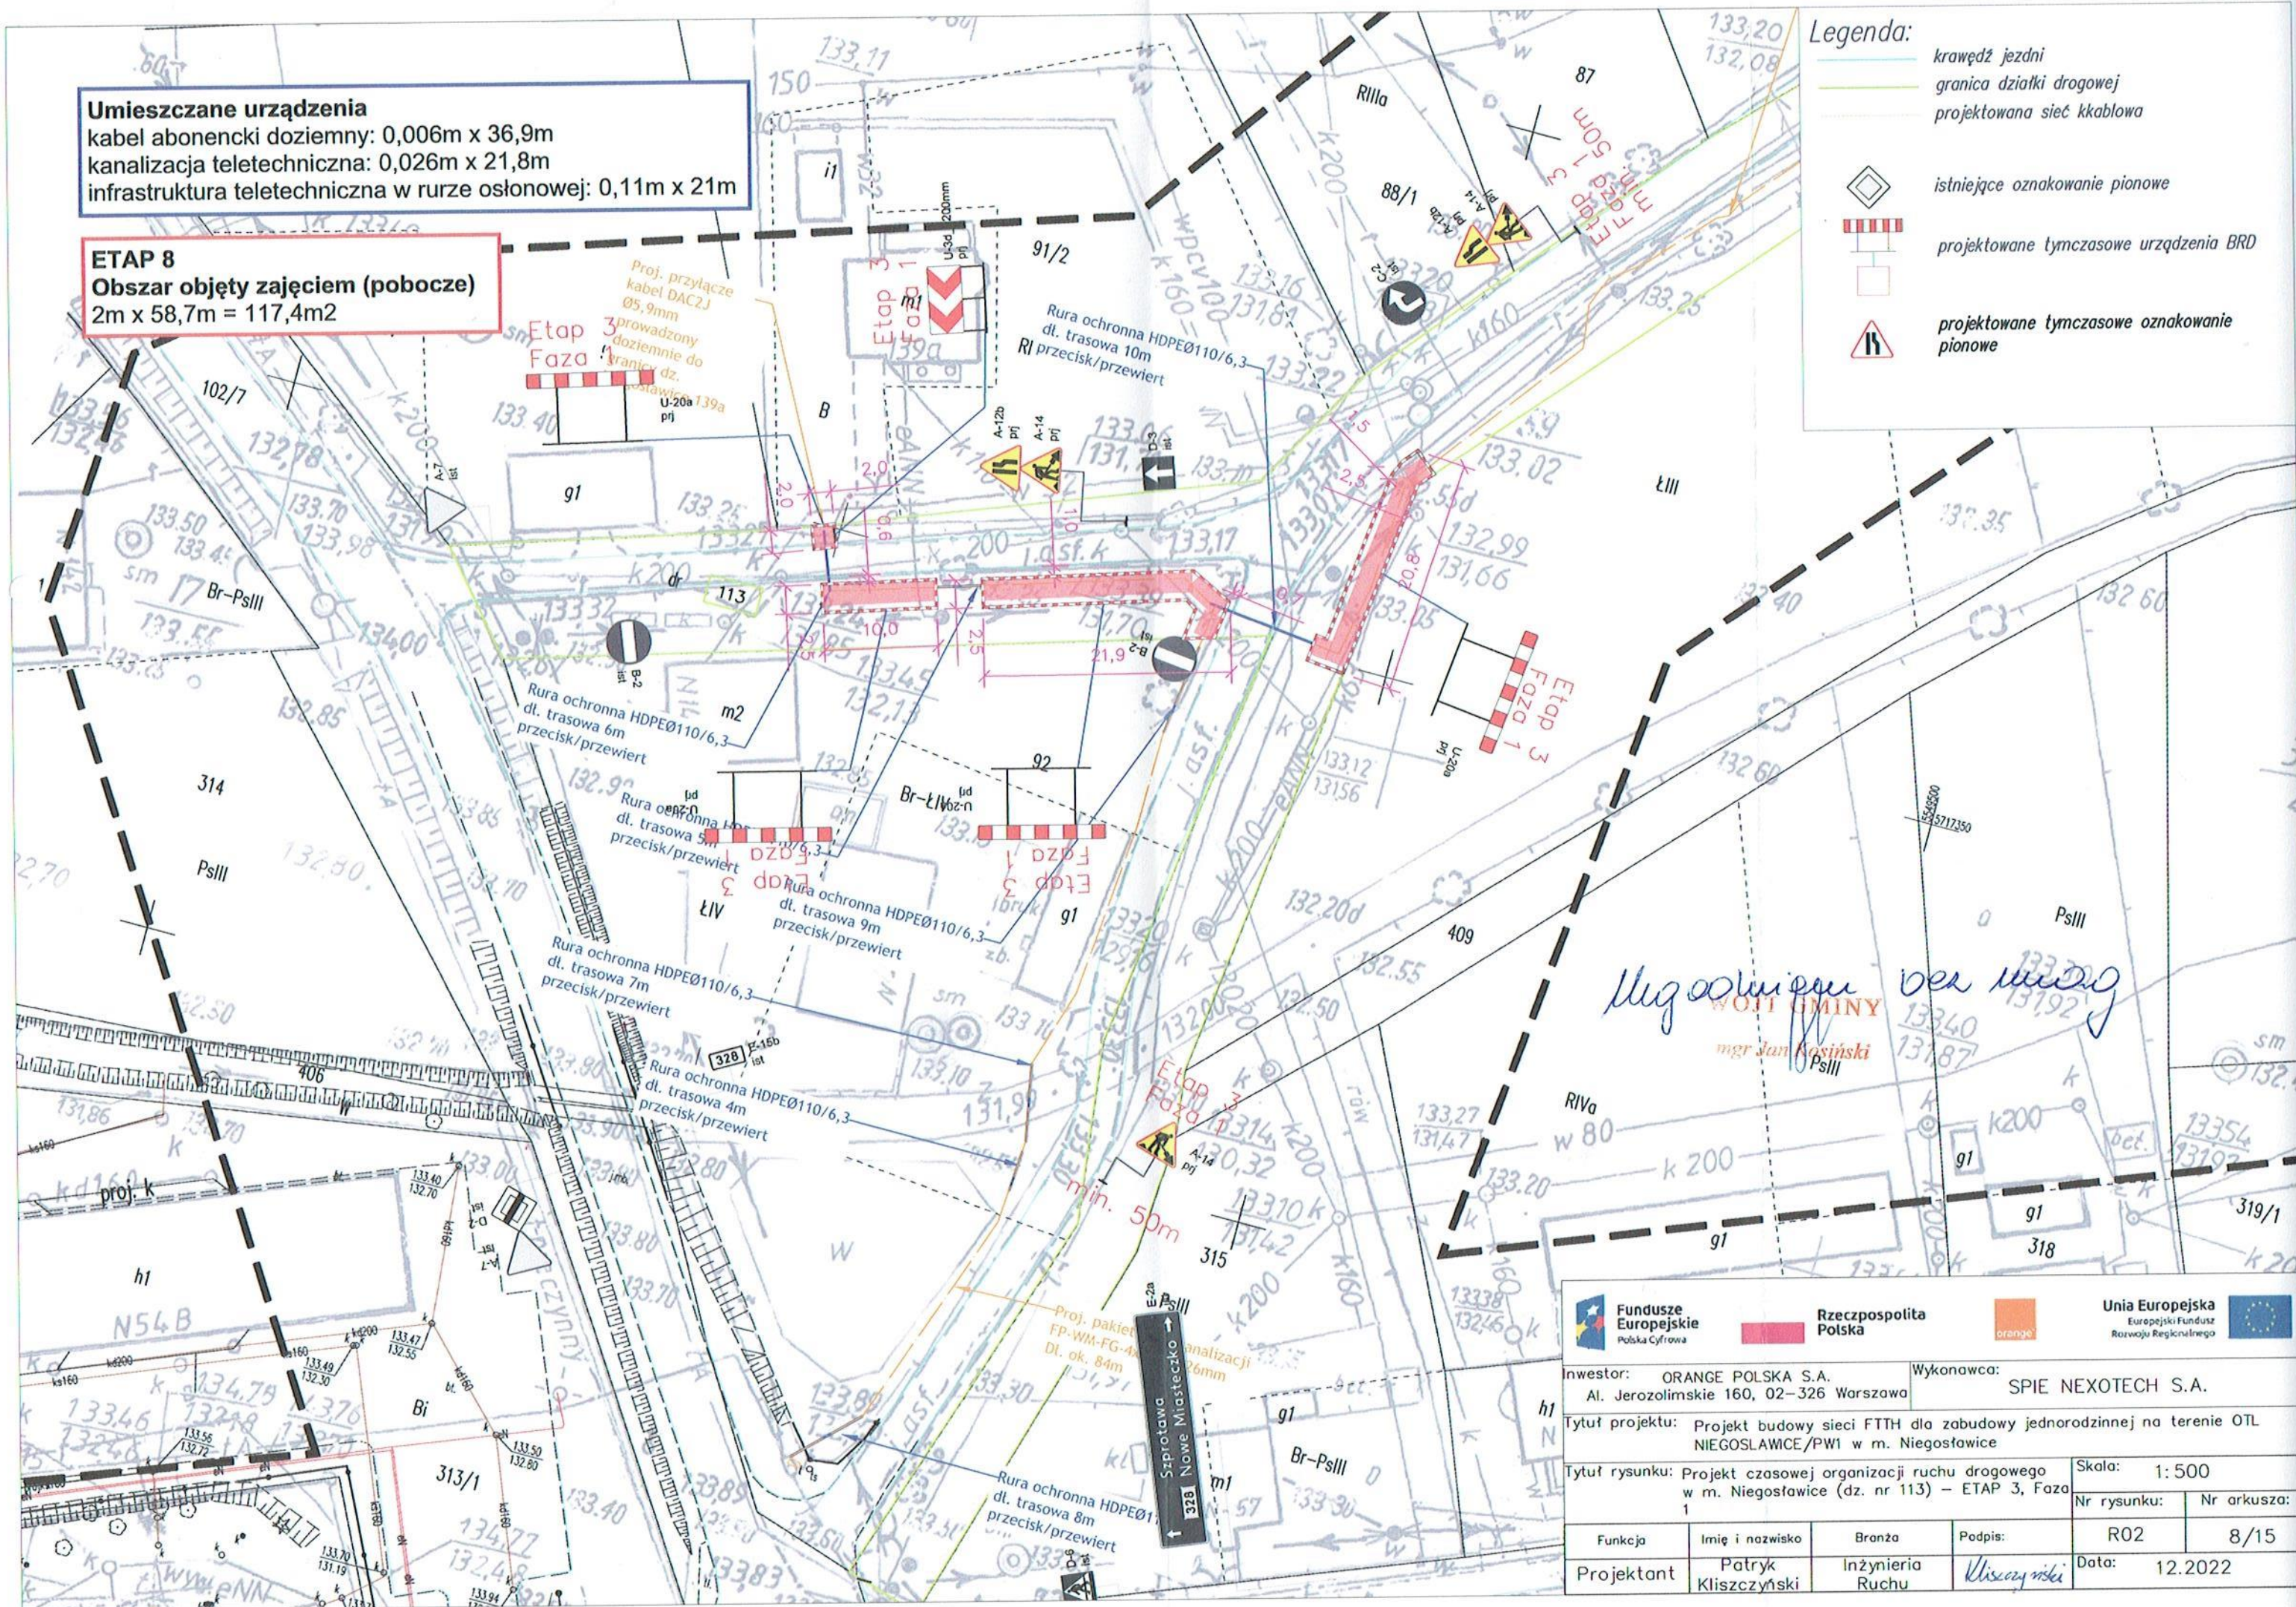

Rzeczpospolita
Polska



Unia Europejska
Europejski Fundusz
Rozwoju Regionalnego

Investor: ORANGE POLSKA S.A.
Al. Jerozolimskie 160, 02-326 Warszawa

Wykonawca: SPIE NEXOTECH S.A.

Tytuł projektu: Projekt budowy sieci FTTH dla zabudowy jednorodzinnej na terenie OTL NIEGOSLAWICE/PW1 w m. Niegosławice

Tytuł rysunku: Projekt czasowej organizacji ruchu drogowego w m. Niegosławice (dz. nr 113) – ETAP 3, Faza 1

Skala: 1:500

Nr rysunku: R02

Nr arkusza: 8/15

Funkcja: Projektant
Imię i nazwisko: Patryk Kliszczyński
Branża: Inżynieria Ruchu

Podpis: Kliszczyński
Data: 12.2022

Umieszczane urządzenia

kabel abonencki doziemny: 0,006m x 2m

kanalizacja teletechniczna: 0,026m x 89m

słupek teletechniczny PSS-2: 0,2m x 0,2m x 1

infrastruktura teletechniczna w rurze osłonowej: 0,11m x 42m

ETAP 3

Obszar objęty zajęciem (pobocze)

2m x 89m = 178m²

Legenda:

krawędź jezdni

granica działki drogowej

projektowana sieć kablowa




istniejące oznakowanie pionowe



projektowane tymczasowe urządzenia BRD



projektowane tymczasowe oznakowanie pionowe

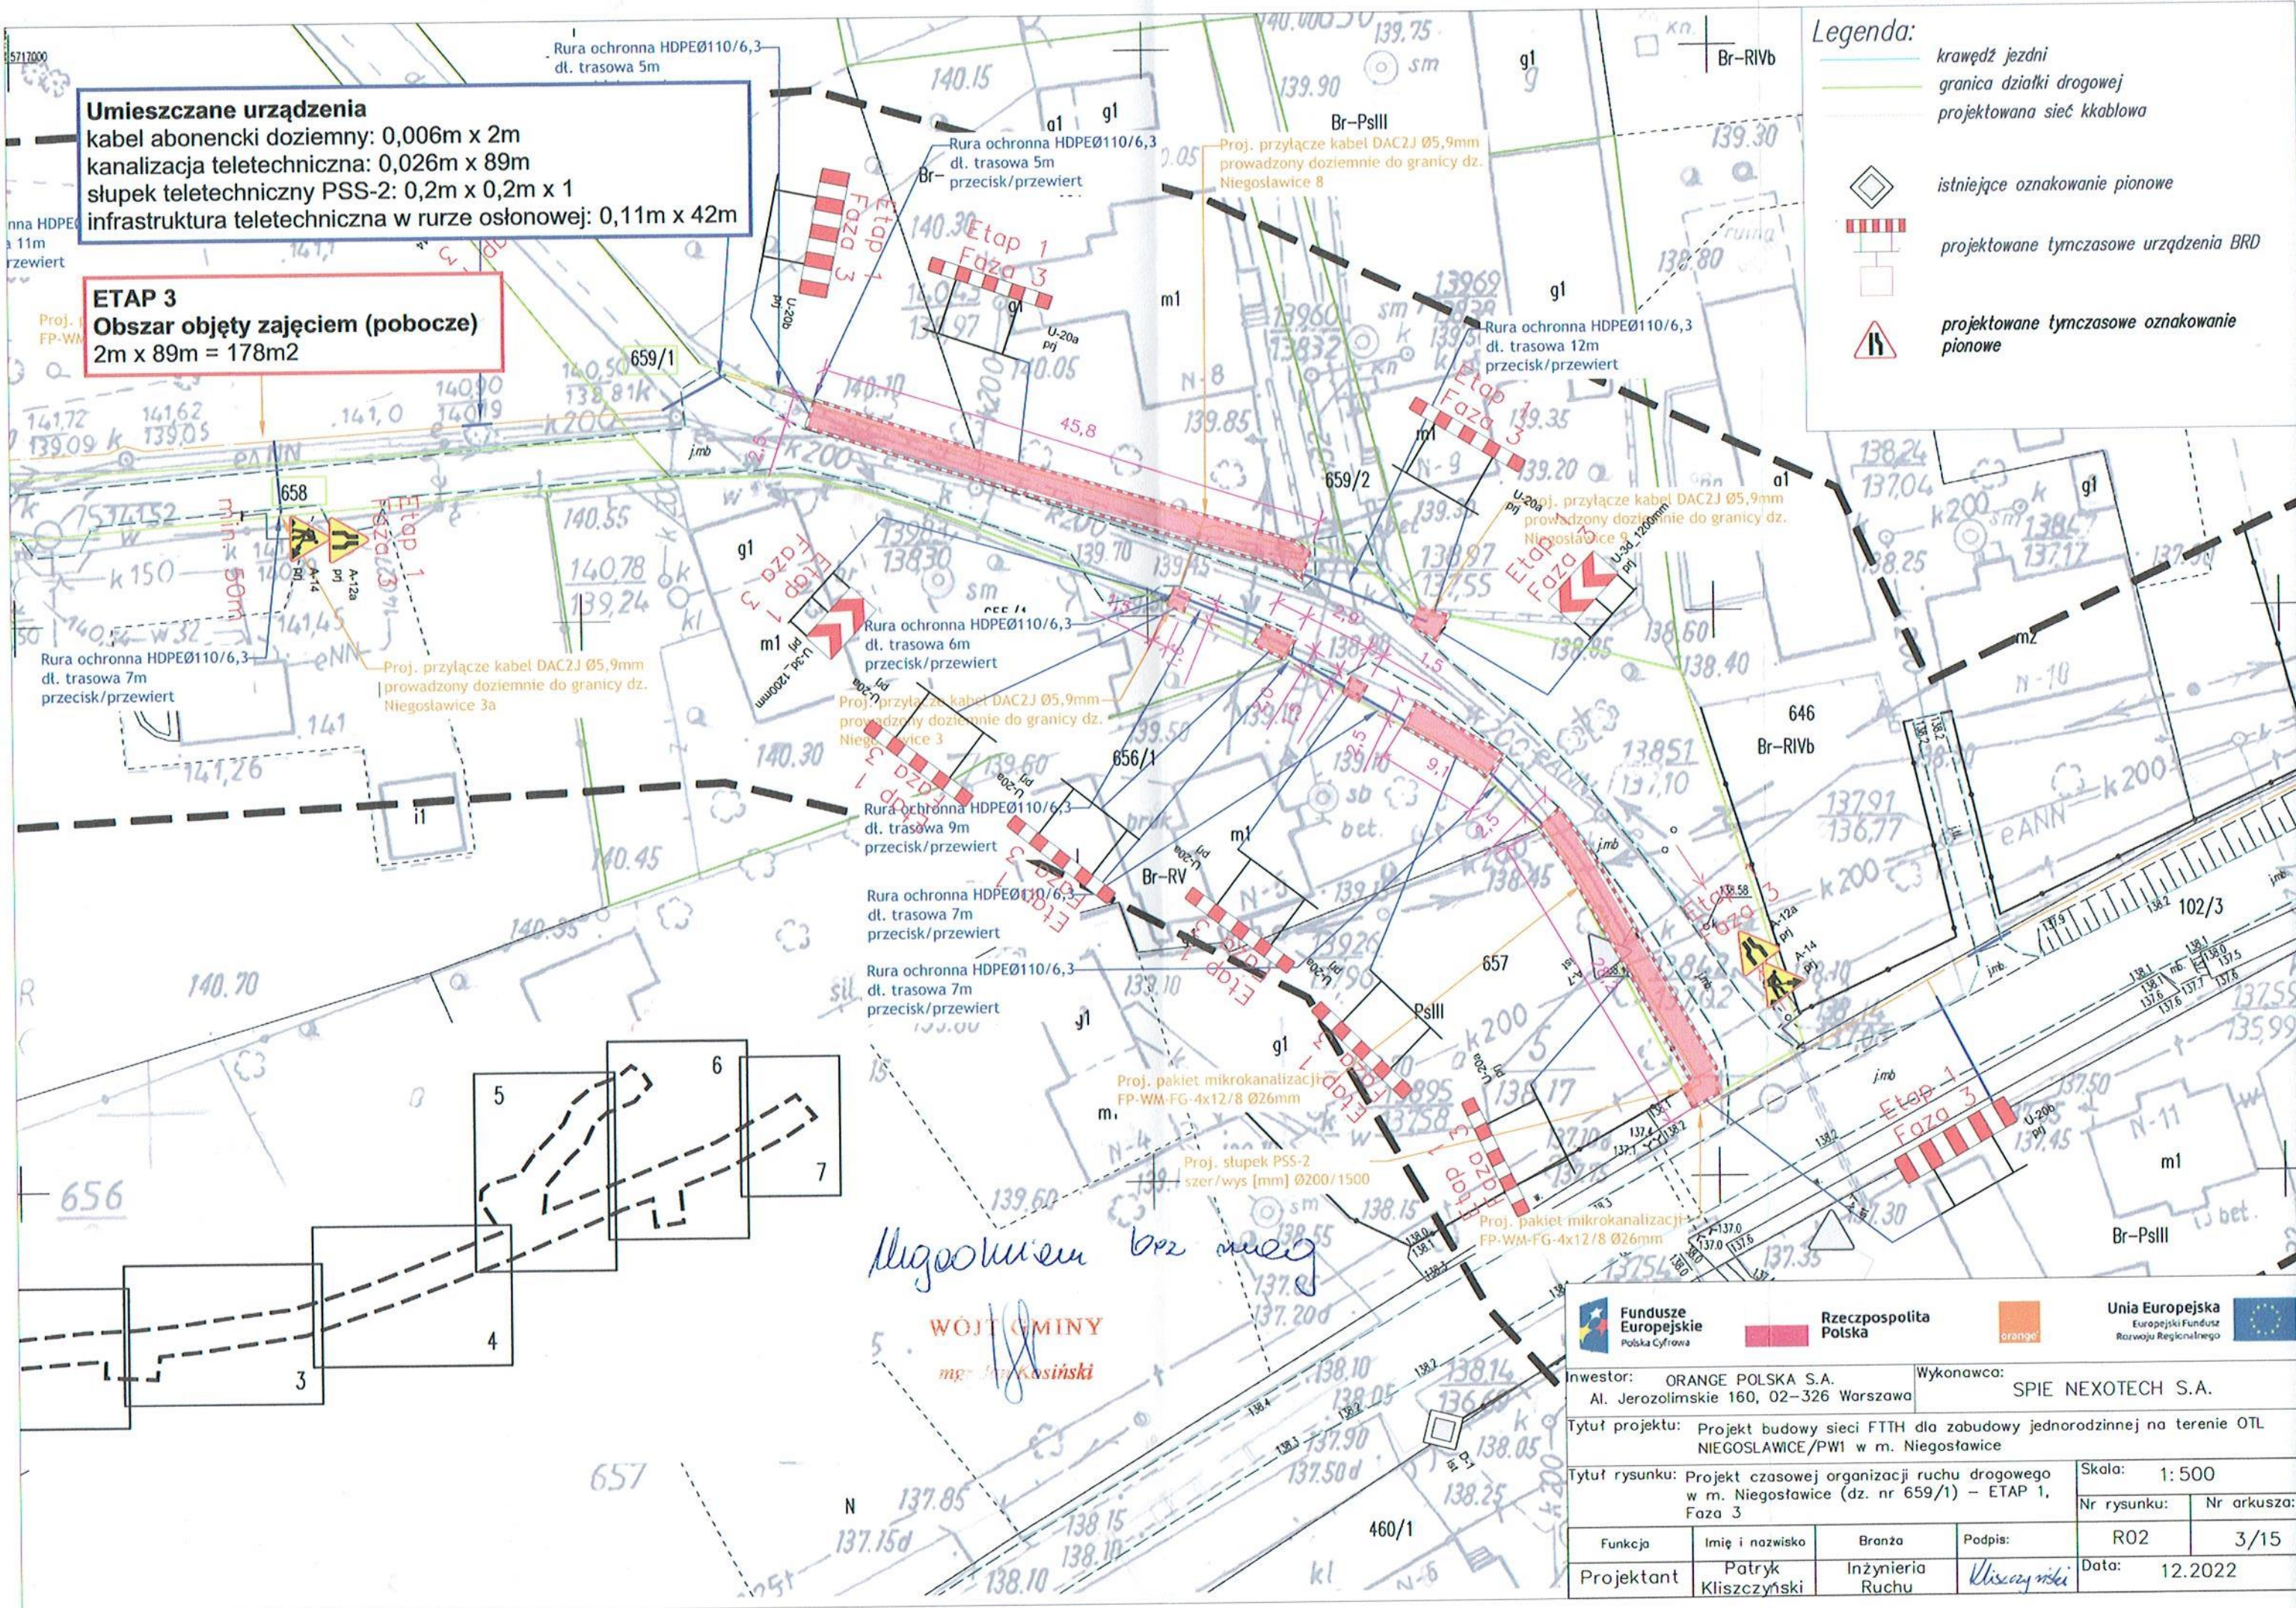

Umieszczane urządzenia

kanalizacja teletechniczna: 0,026m x 14,7m

słupek teletechniczny PSS-2: 0,2m x 0,2m x 1

infrastruktura teletechniczna w rurze osłonowej: 0,11m x 5m


ETAP 1

Obszar objęty zajęciem (pobocze)

2m x 14,7m = 29,4m²

Legenda:

- krawężł jezdni
- granica działki drogowej
- projektowana sieć kablowa
- istniejące oznakowanie pionowe
- projektowane tymczasowe urządzenia BRD
- projektowane tymczasowe oznakowanie pionowe

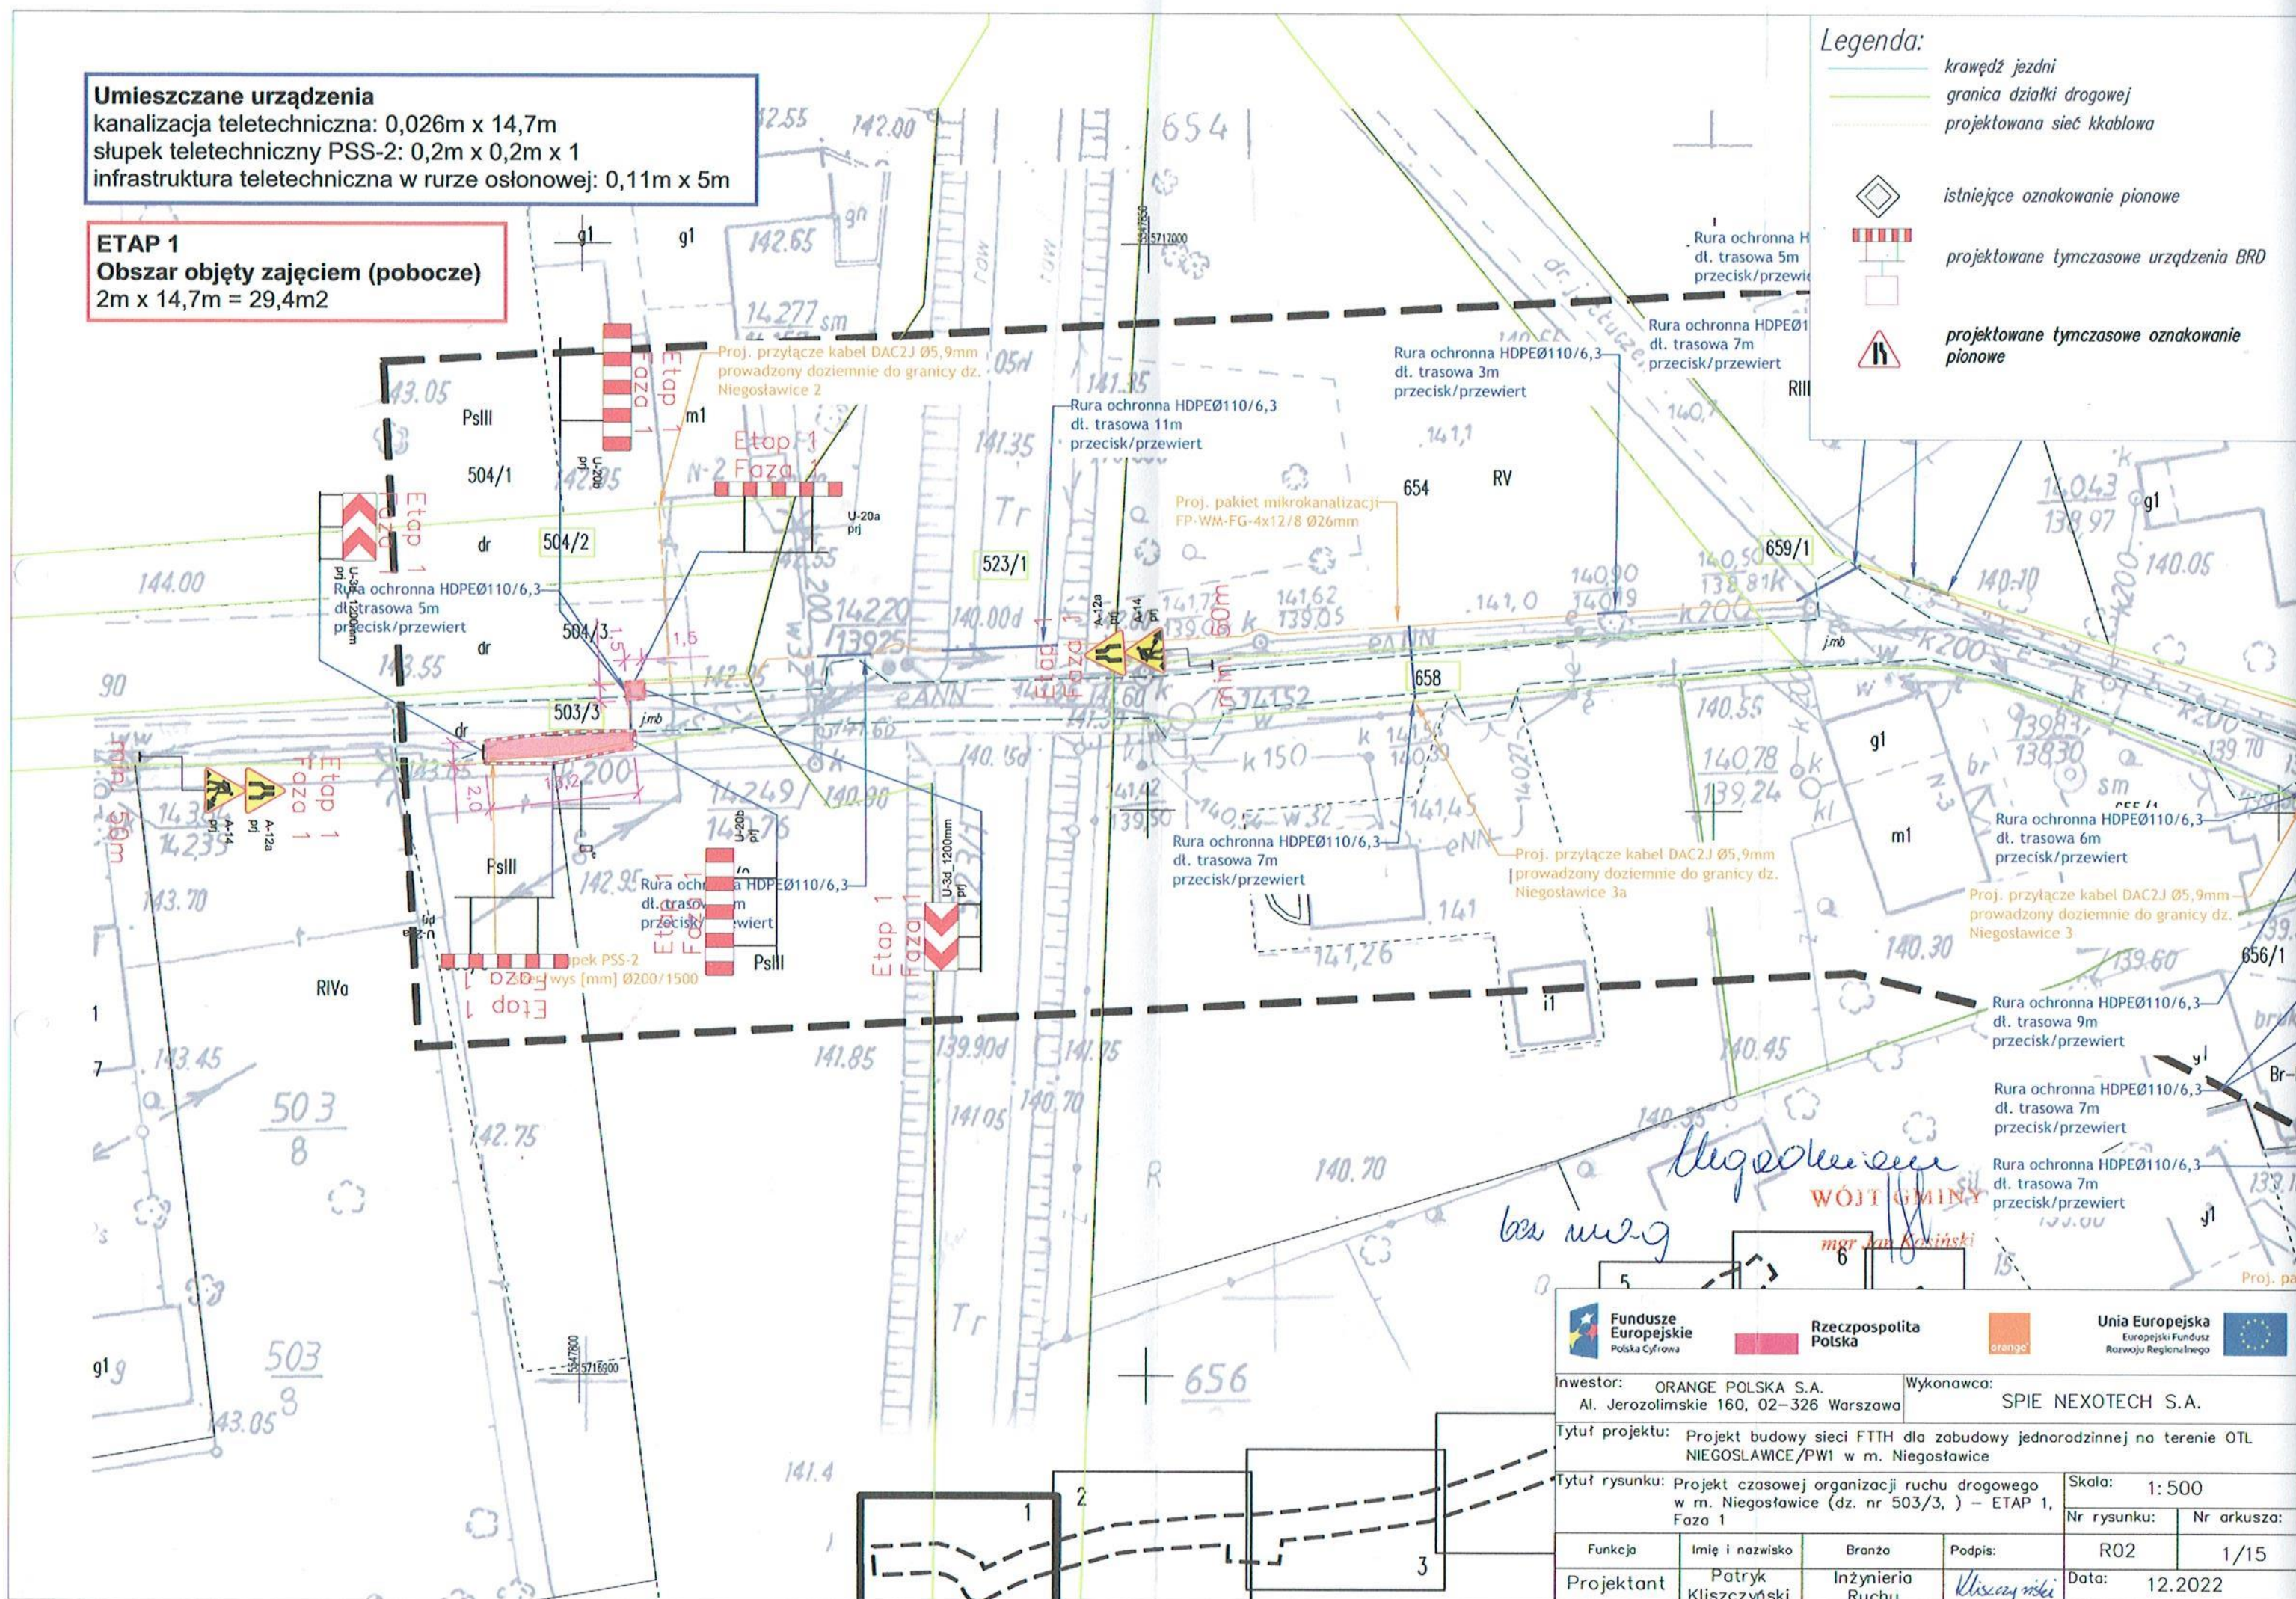

Inwestor: ORANGE POLSKA S.A. Al. Jerozolimskie 160, 02-326 Warszawa			Wykonawca: SPIE NEXOTECH S.A.		
Tytuł projektu: Projekt budowy sieci FTTH dla zabudowy jednorodzinnej na terenie OTL NIEGOSŁAWICE/PW1 w m. Niegosławice					
Tytuł rysunku: Projekt czasowej organizacji ruchu drogowego w m. Niegosławice (dz. nr 503/3,) – ETAP 1, Faza 1					
Funkcja		Imię i nazwisko		Branża	
Projektant		Piotr Kliszczewski		Inżynieria Ruchu	
Podpis:				Data: 12.2022	
Skala: 1:500		Nr rysunku: R02		Nr arkusza: 1/15	

Umieszczane urządzenia

kanalizacja teletechniczna: 0,026m x 41,6m


ETAP 12

Obszar objęty zajęciem (pobocze)

2m x 41,6m = 83,2m²

Legenda:

- krawędź jezdni
- granica działki drogowej
- projektowana sieć kablowa
- istniejące oznakowanie pionowe
- projektowane tymczasowe urządzenia BRD
- projektowane tymczasowe oznakowanie pionowe

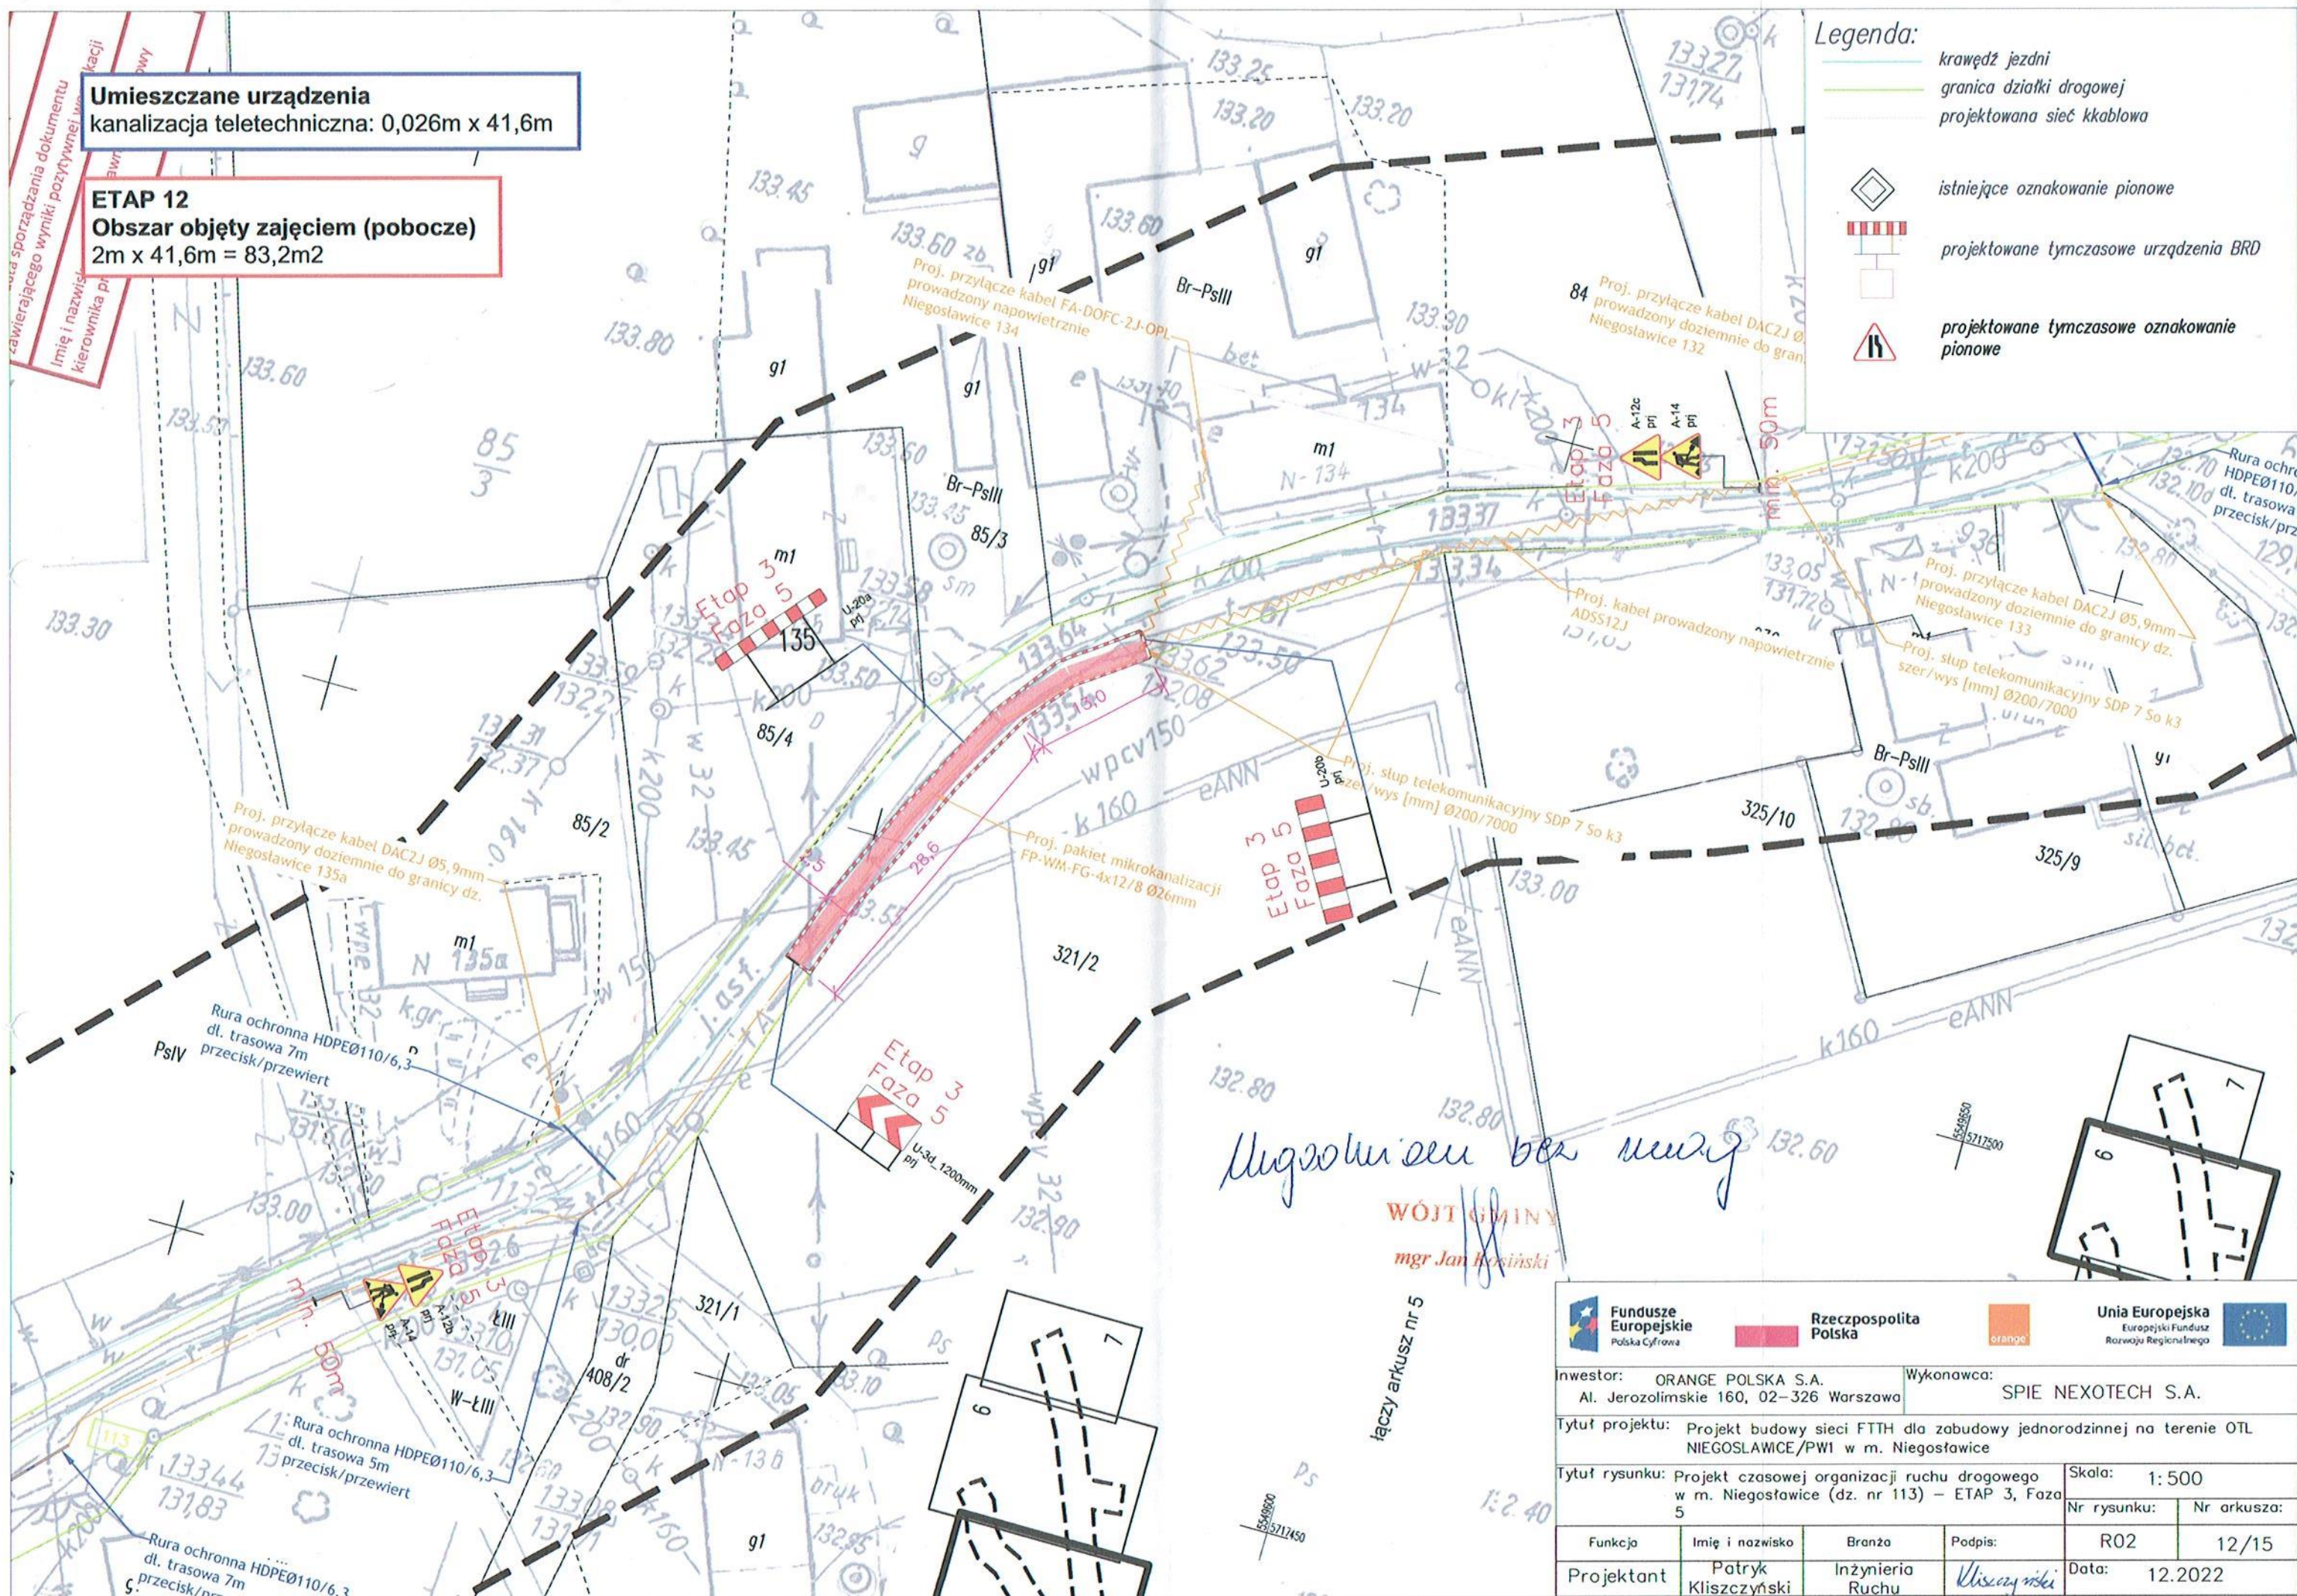

Ugłoszenie bez umowy

WÓJT GMINY
mgr Jan Kosiński

łączy arkusz nr 5


 Fundusze Europejskie Polska Cyfrowa		 Rzeczpospolita Polska		 Unia Europejska Europejski Fundusz Rozwoju Regionalnego					
Inwestor: ORANGE POLSKA S.A. Al. Jerozolimskie 160, 02–326 Warszawa				Wykonawca: SPIE NEXOTECH S.A.					
Tytuł projektu: Projekt budowy sieci FTTH dla zabudowy jednorodzinnej na terenie OTL NIEGOSŁAWICE/PW1 w m. Niegosławice									
Tytuł rysunku: Projekt czasowej organizacji ruchu drogowego w m. Niegosławice (dz. nr 113) – ETAP 3, Faza 5						Skala: 1: 500			
						Nr rysunku:		Nr arkusza:	
						R02		12/15	
Funkcja		Imię i nazwisko		Branża		Podpis:		Data:	
Projektant		Patryk Kliszczyński		Inżynieria Ruchu		<i>Kliszczyński</i>		12.2022	

słup drewniany 7m na szczudle betonowym: 0,3m x 0,4m x 3

Obszar objęty zajęciem (pobocze)

$$2m \times 2m \times 3 = 12m^2$$

— krawędź jezdni
 — granica działki drogowej
 — projektowana sieć kablowa

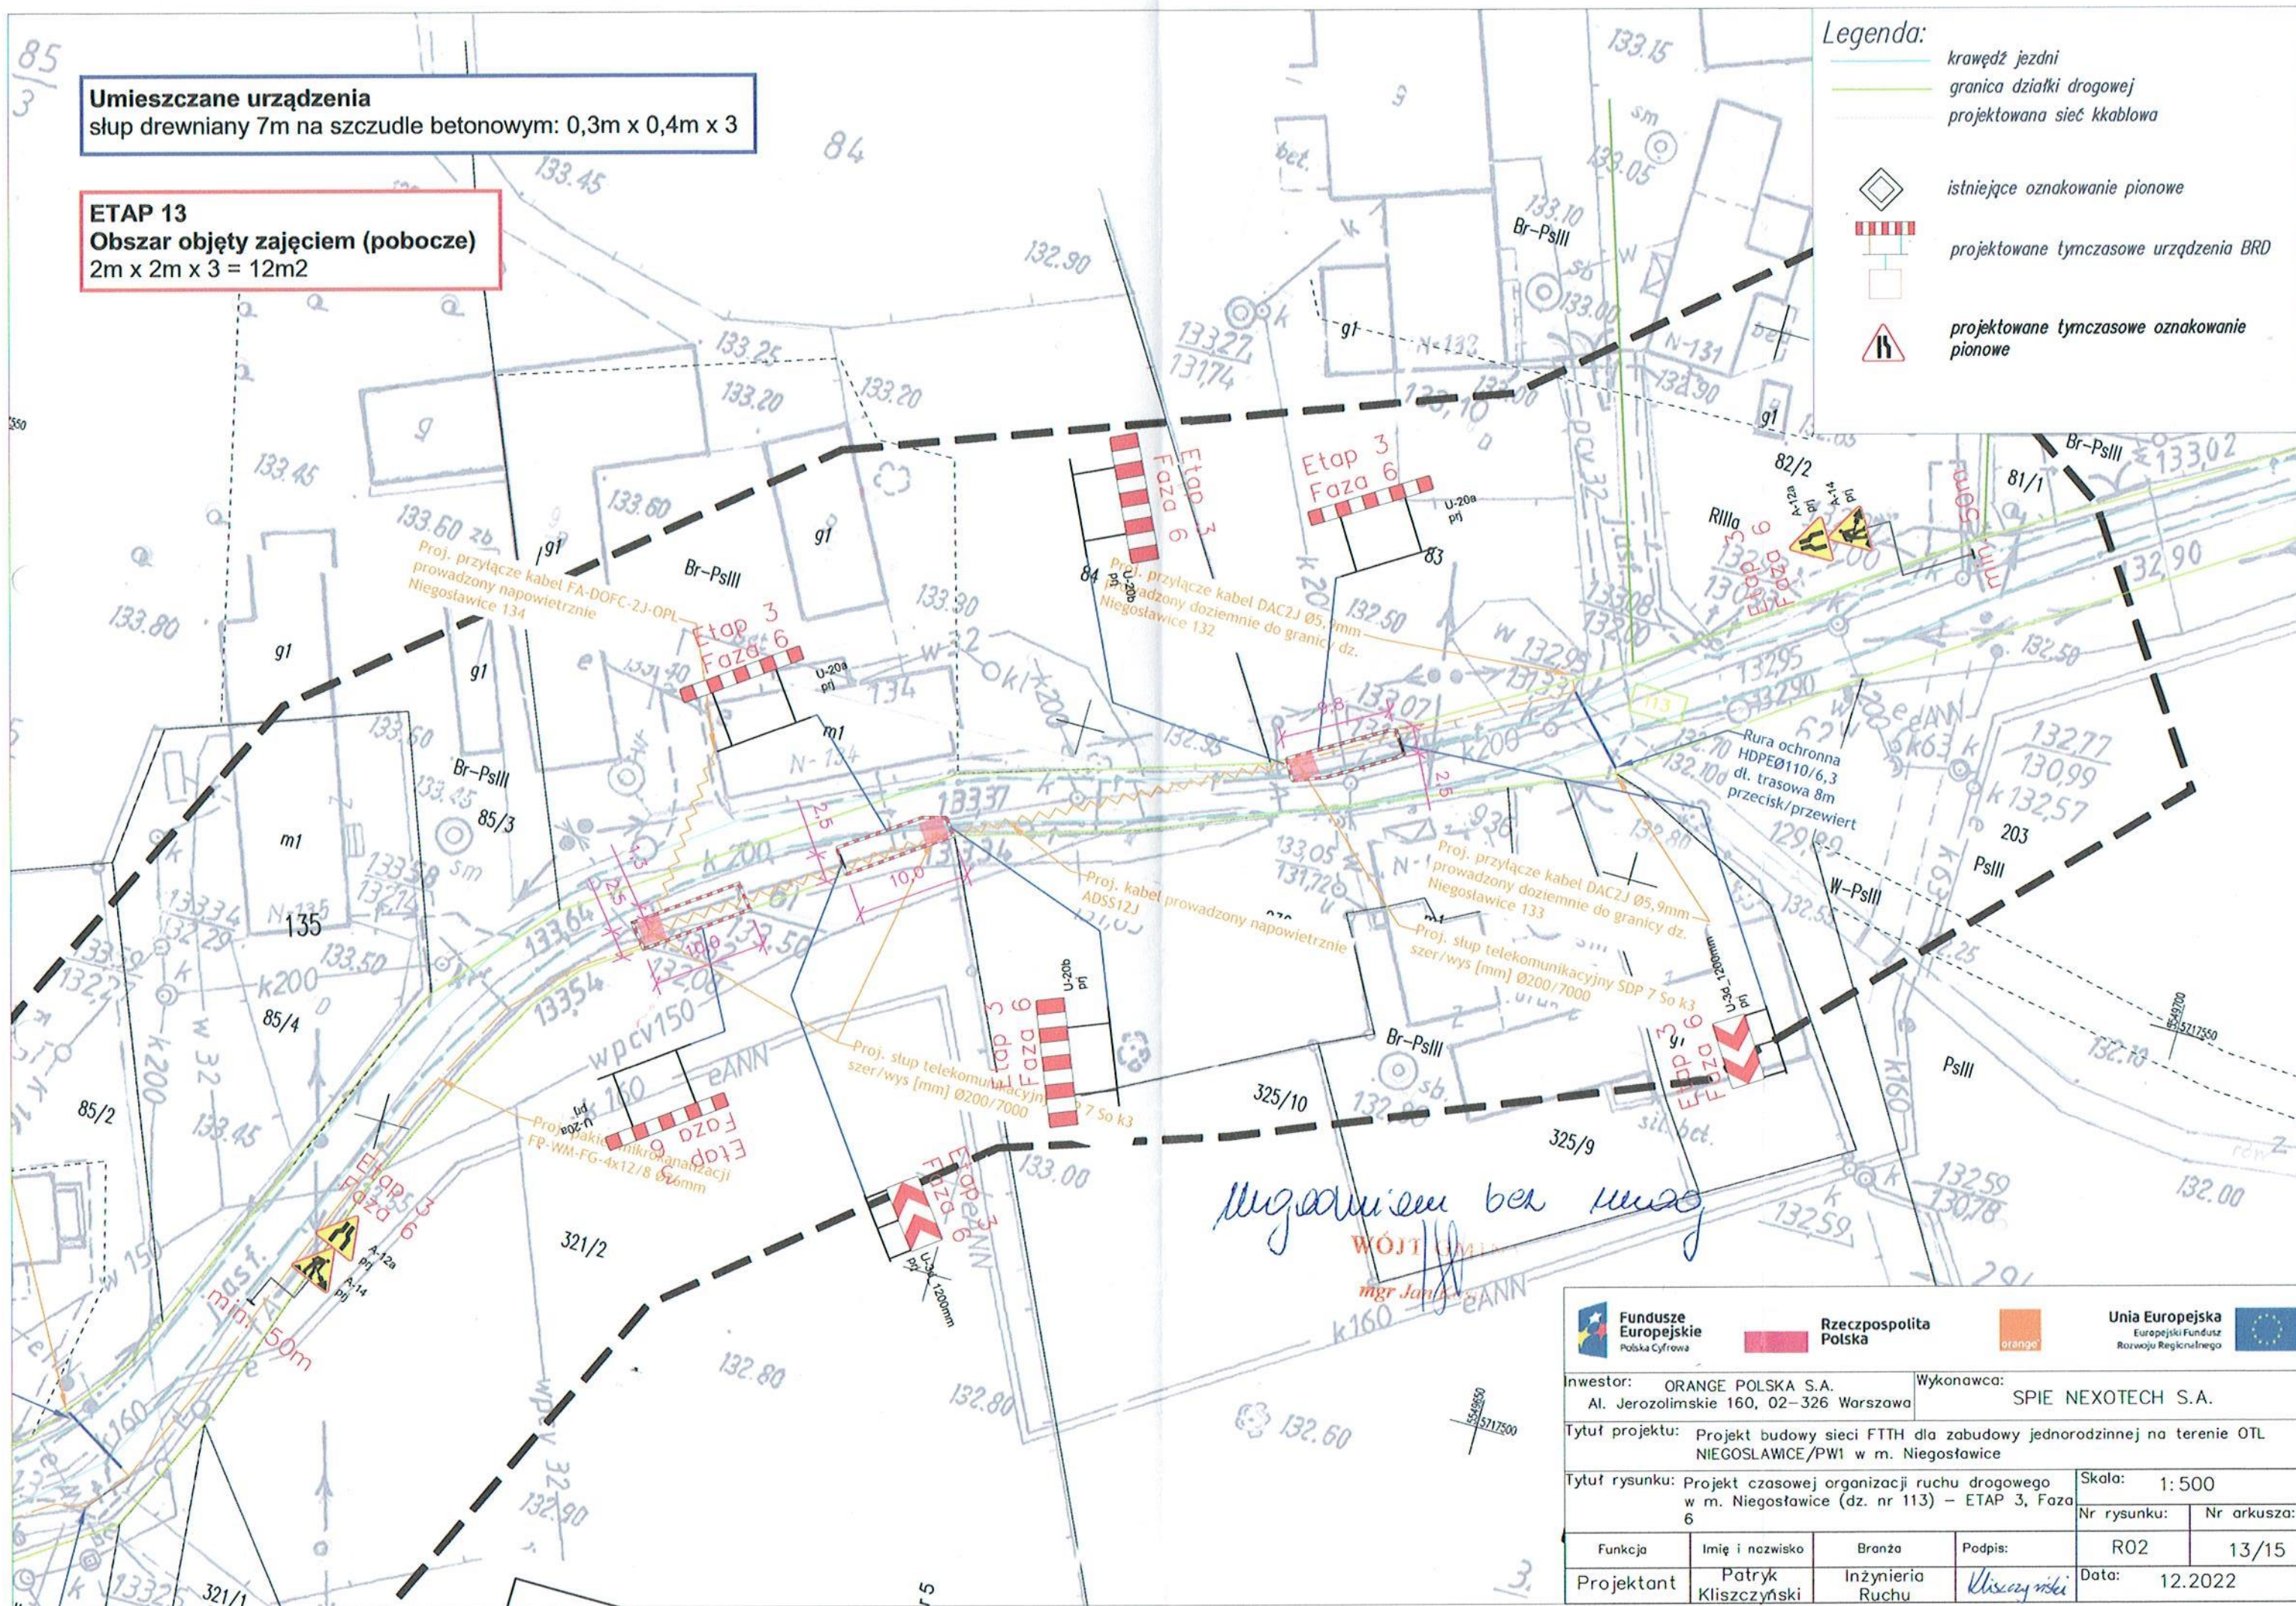

Magnum bei mir

WÓJT GMI



Inwestor: ORANGE POLSKA S.A.
Al. Jerozolimskie 160, 02-326 Warszawa

Wykonawca:	SPIE NEXOTECH S.A.
------------	--------------------

Tytuł projektu: Projekt budowy sieci FTTH dla zabudowy jednorodzinnej na terenie OTL NIEGOSŁAWICE/PW1 w m. Niegosławice

Tytuł rysunku: Projekt czasowej organizacji ruchu drogowego
w m. Niegosławice (dz. nr 113) – ETAP 3, Faza
6

Skala: 1:500

Nr rysunku:	Nr arkusza:
-------------	-------------

Funkcja	Imię i nazwisko	Branża	Podpis:	R02	13/15
Projektant	Patryk Kliszczewski	Inżynieria Ruchu	<i>Klischewski</i>	Data:	12.2022

Umieszczane urządzenia

kabel abonencki doziemny: 0,006m x 28,8m

infrastruktura teletechniczna w rurze osłonowej: 0,11m x 8m


ETAP 14

Obszar objęty zajęciem (pobocze)

2m x 28,8m = 57,6m²

Legenda:

- krawędź jezdni
- granica działki drogowej
- projektowana sieć kablowa
- istniejące oznakowanie pionowe
- projektowane tymczasowe urządzenia BRD
- projektowane tymczasowe oznakowanie pionowe

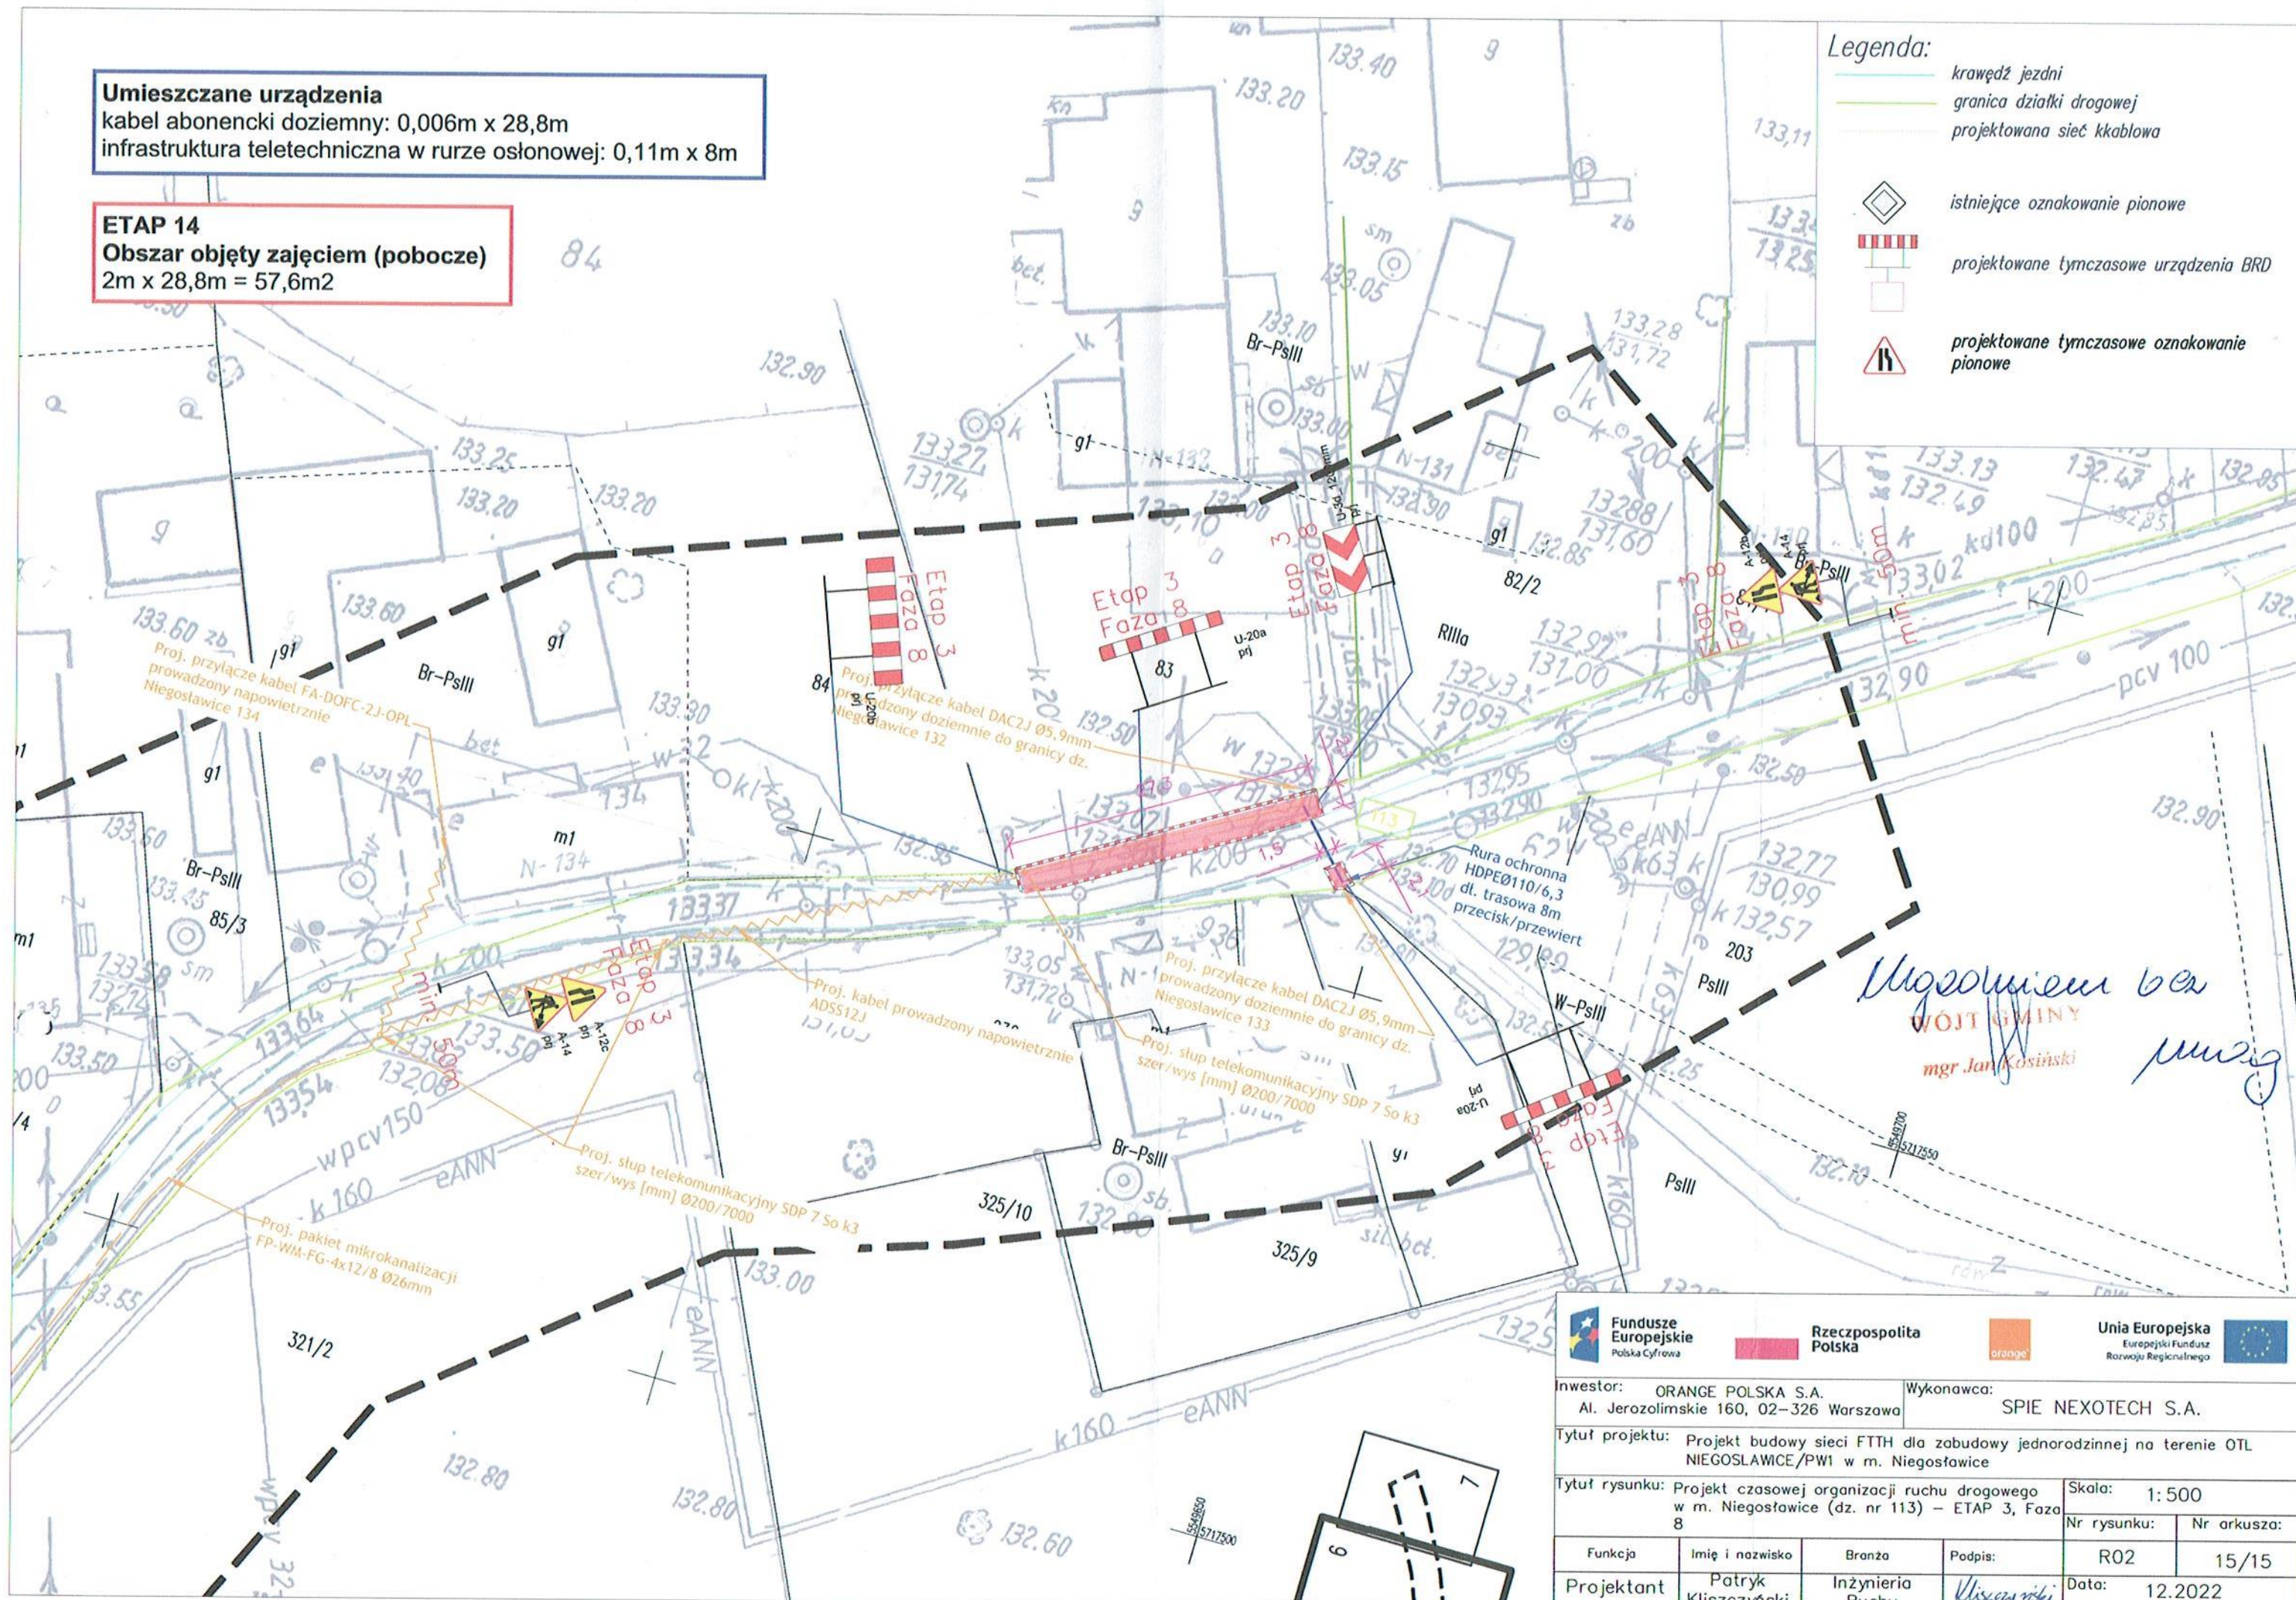

Rzeczpospolita
Polska



Unia Europejska
Europejski Fundusz
Rozwoju Regionalnego

Inwestor: ORANGE POLSKA S.A.
Al. Jerozolimskie 160, 02-326 Warszawa

Wykonawca: SPIE NEXOTECH S.A.

Tytuł projektu: Projekt budowy sieci FTTH dla zabudowy jednorodzinnej na terenie OTL NIEGOSŁAWICE/PW1 w m. Niegosławice

Tytuł rysunku: Projekt czasowej organizacji ruchu drogowego w m. Niegosławice (dz. nr 113) – ETAP 3, Faza 8

Skala: 1:500

Nr rysunku: R02

Nr arkusza: 15/15

Funkcja	Imię i nazwisko	Branża	Podpis:
Projektant	Patryk Kliszczyński	Inżynieria Ruchu	Kliszczyński

Data: 12.2022

nieznaczane urządzenia


analizacja teletechniczna: 0,026m x 40,3m

infrastruktura teletechniczna w rurze osłonowej: 0,11m x 28m

ETAP 2

obszar objęty zajęciem (pobocze)

n x 40,3m = 80,6m²

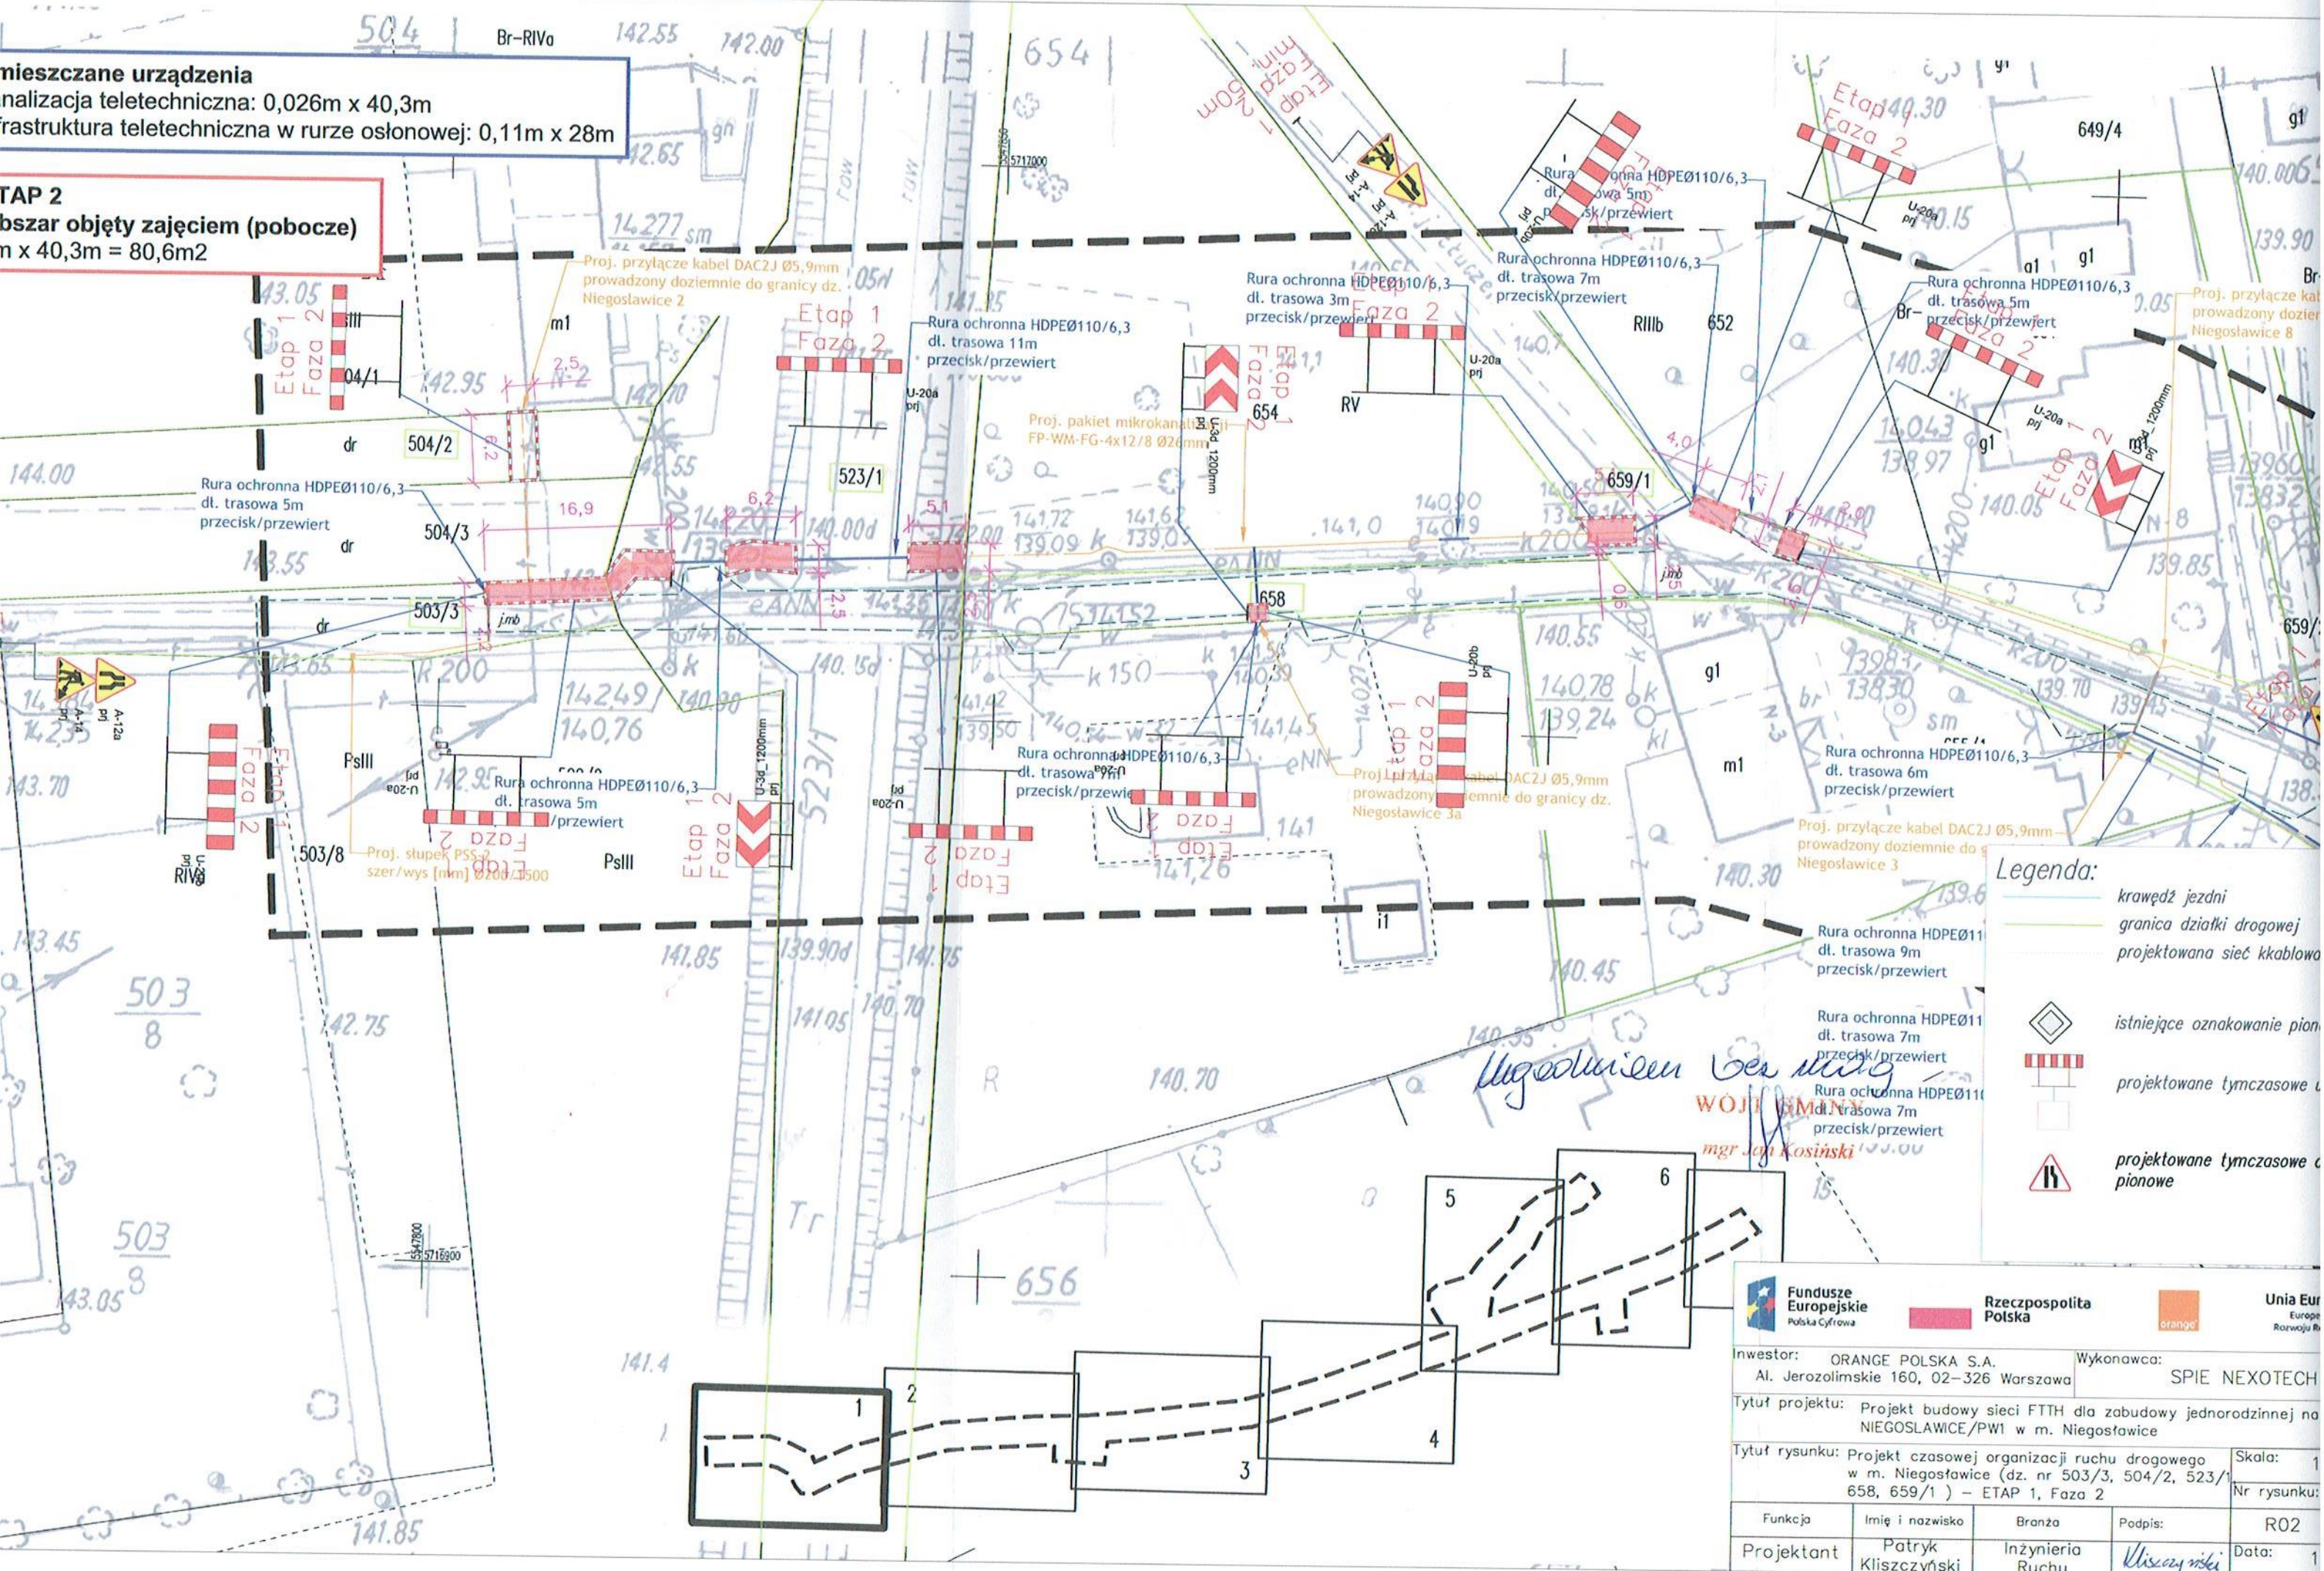

 Fundusze Europejskie Polska Cyfrowa		 Rzeczpospolita Polska	 Unia Europejska Europejski Fundusz Rozwoju Regionalnego
Inwestor: ORANGE POLSKA S.A. Al. Jerozolimskie 160, 02-326 Warszawa		Wykonawca: SPIE NEXOTECH	
Tytuł projektu: Projekt budowy sieci FTTH dla zabudowy jednorodzinnej na NIEGOSŁAWIE/PW1 w m. Niegosławice			
Tytuł rysunku: Projekt czasowej organizacji ruchu drogowego w m. Niegosławice (dz. nr 503/3, 504/2, 523/1, 658, 659/1) – ETAP 1, Faza 2			Skala: 1:1
			Nr rysunku: R02
Funkcja	Imię i nazwisko	Branża	Podpis:
Projektant	Patryk Kliszczyski	Inżynieria Ruchu	
			Data: 1

Umieszczane urządzenia


kanalizacja teletechniczna: 0,026m x 14m

infrastruktura teletechniczna w rurze osłonowej: 0,11m x 16m

ETAP 4

Obszar objęty zajęciem (pobocze)

2m x 14m = 28m²

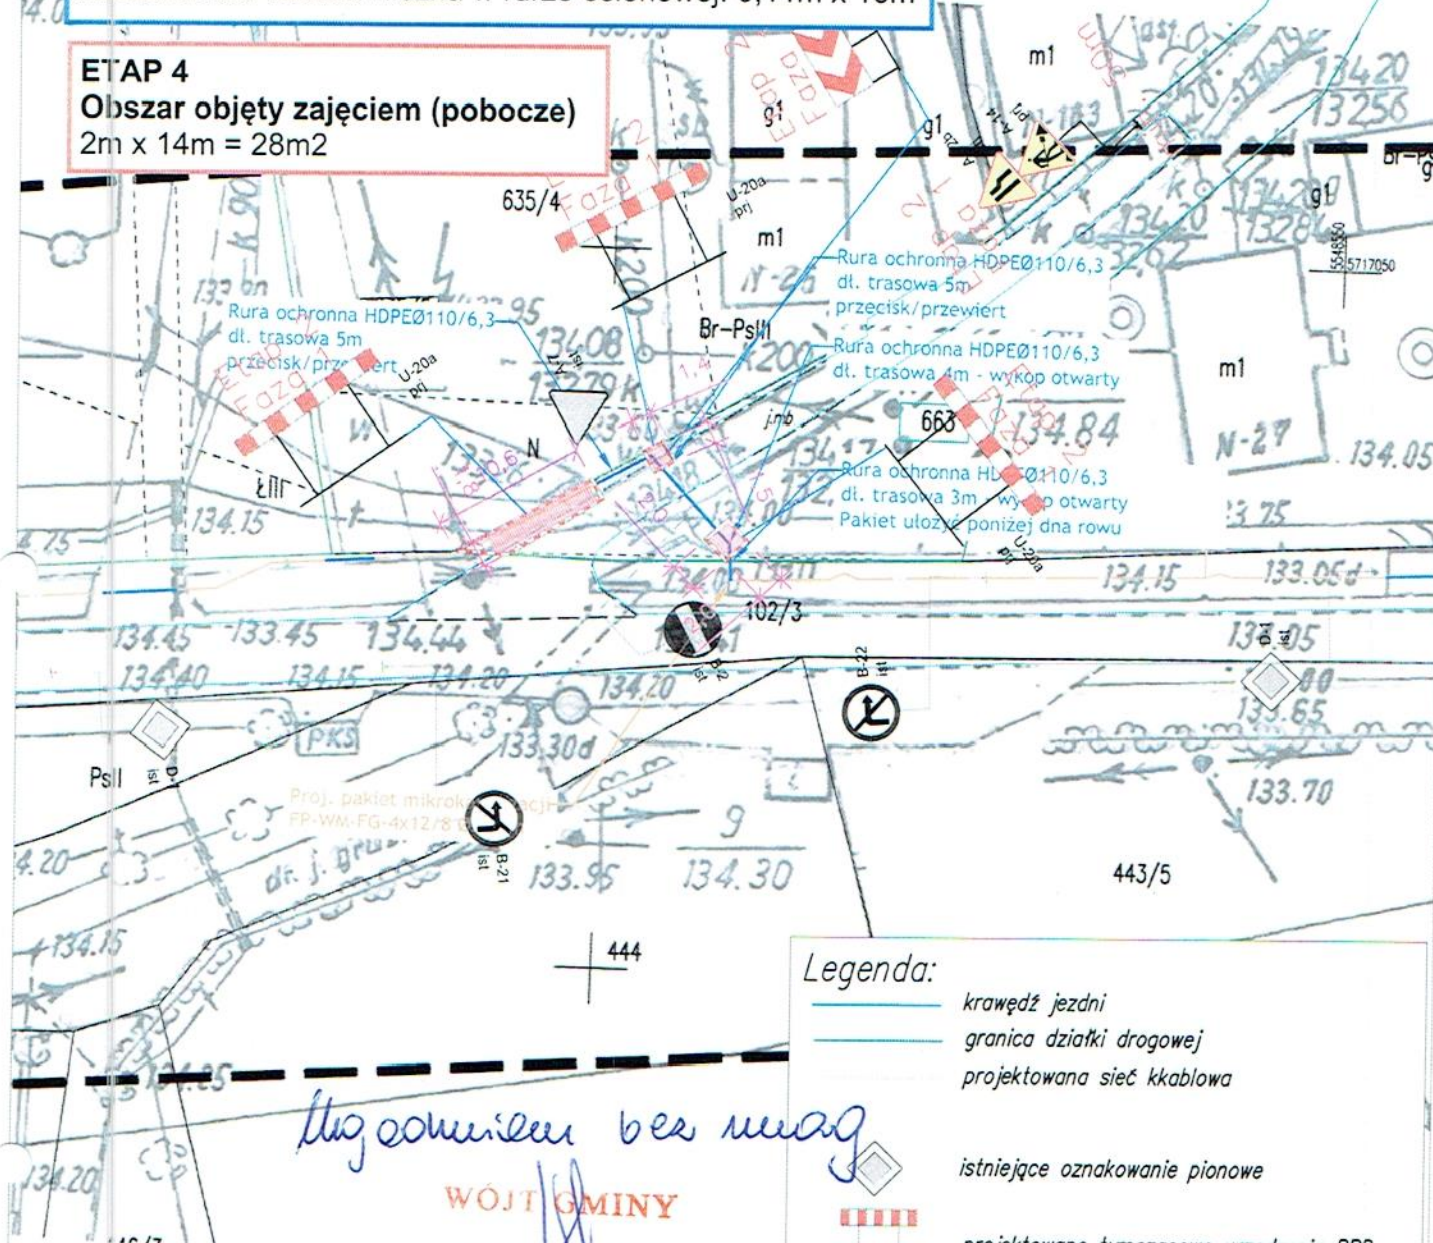

Legenda:

- krawężń jezdni
- granica działki drogowej
- projektowana sieć kablowa
- istniejące oznakowanie pionowe
- projektowane tymczasowe urządzenia BRD
- projektowane tymczasowe oznakowanie pionowe



Fundusze Europejskie
Polska Cyfrowa

Rzeczpospolita
Polska

Unia Europejska
Europejski Fundusz
Rozwoju Regionalnego



Inwestor: ORANGE POLSKA S.A.
Al. Jerozolimskie 160, 02-326 Warszawa

Wykonawca:
SPIE NEXOTECH S.A.

Tytuł projektu: Projekt budowy sieci FTTH dla zabudowy jednorodzinnej na terenie OTL NIEGOSLAWICE/PW1 w m. Niegosławice

Tytuł rysunku: Projekt czasowej organizacji ruchu drogowego w m. Niegosławice (dz. nr 663) – ETAP 2, Faza 1

Skala: 1:500

Nr rysunku: Nr arkusza:

Funkcja	Imię i nazwisko	Branża	Podpis:	R02	4/15
Projektant	Patryk Kliszczyński	Inżynieria Ruchu	<i>Kliszczyński</i>	Data: 12.2022	

Umieszczane urządzenia


kabel abonencki doziemny: 0,006m x 43,3m


infrastruktura teletechniczna w rurze osłonowej: 0,11m x 3m

ETAP 5

Obszar objęty zajęciem (pobocze)

1,5m x 43,3m = 65m²

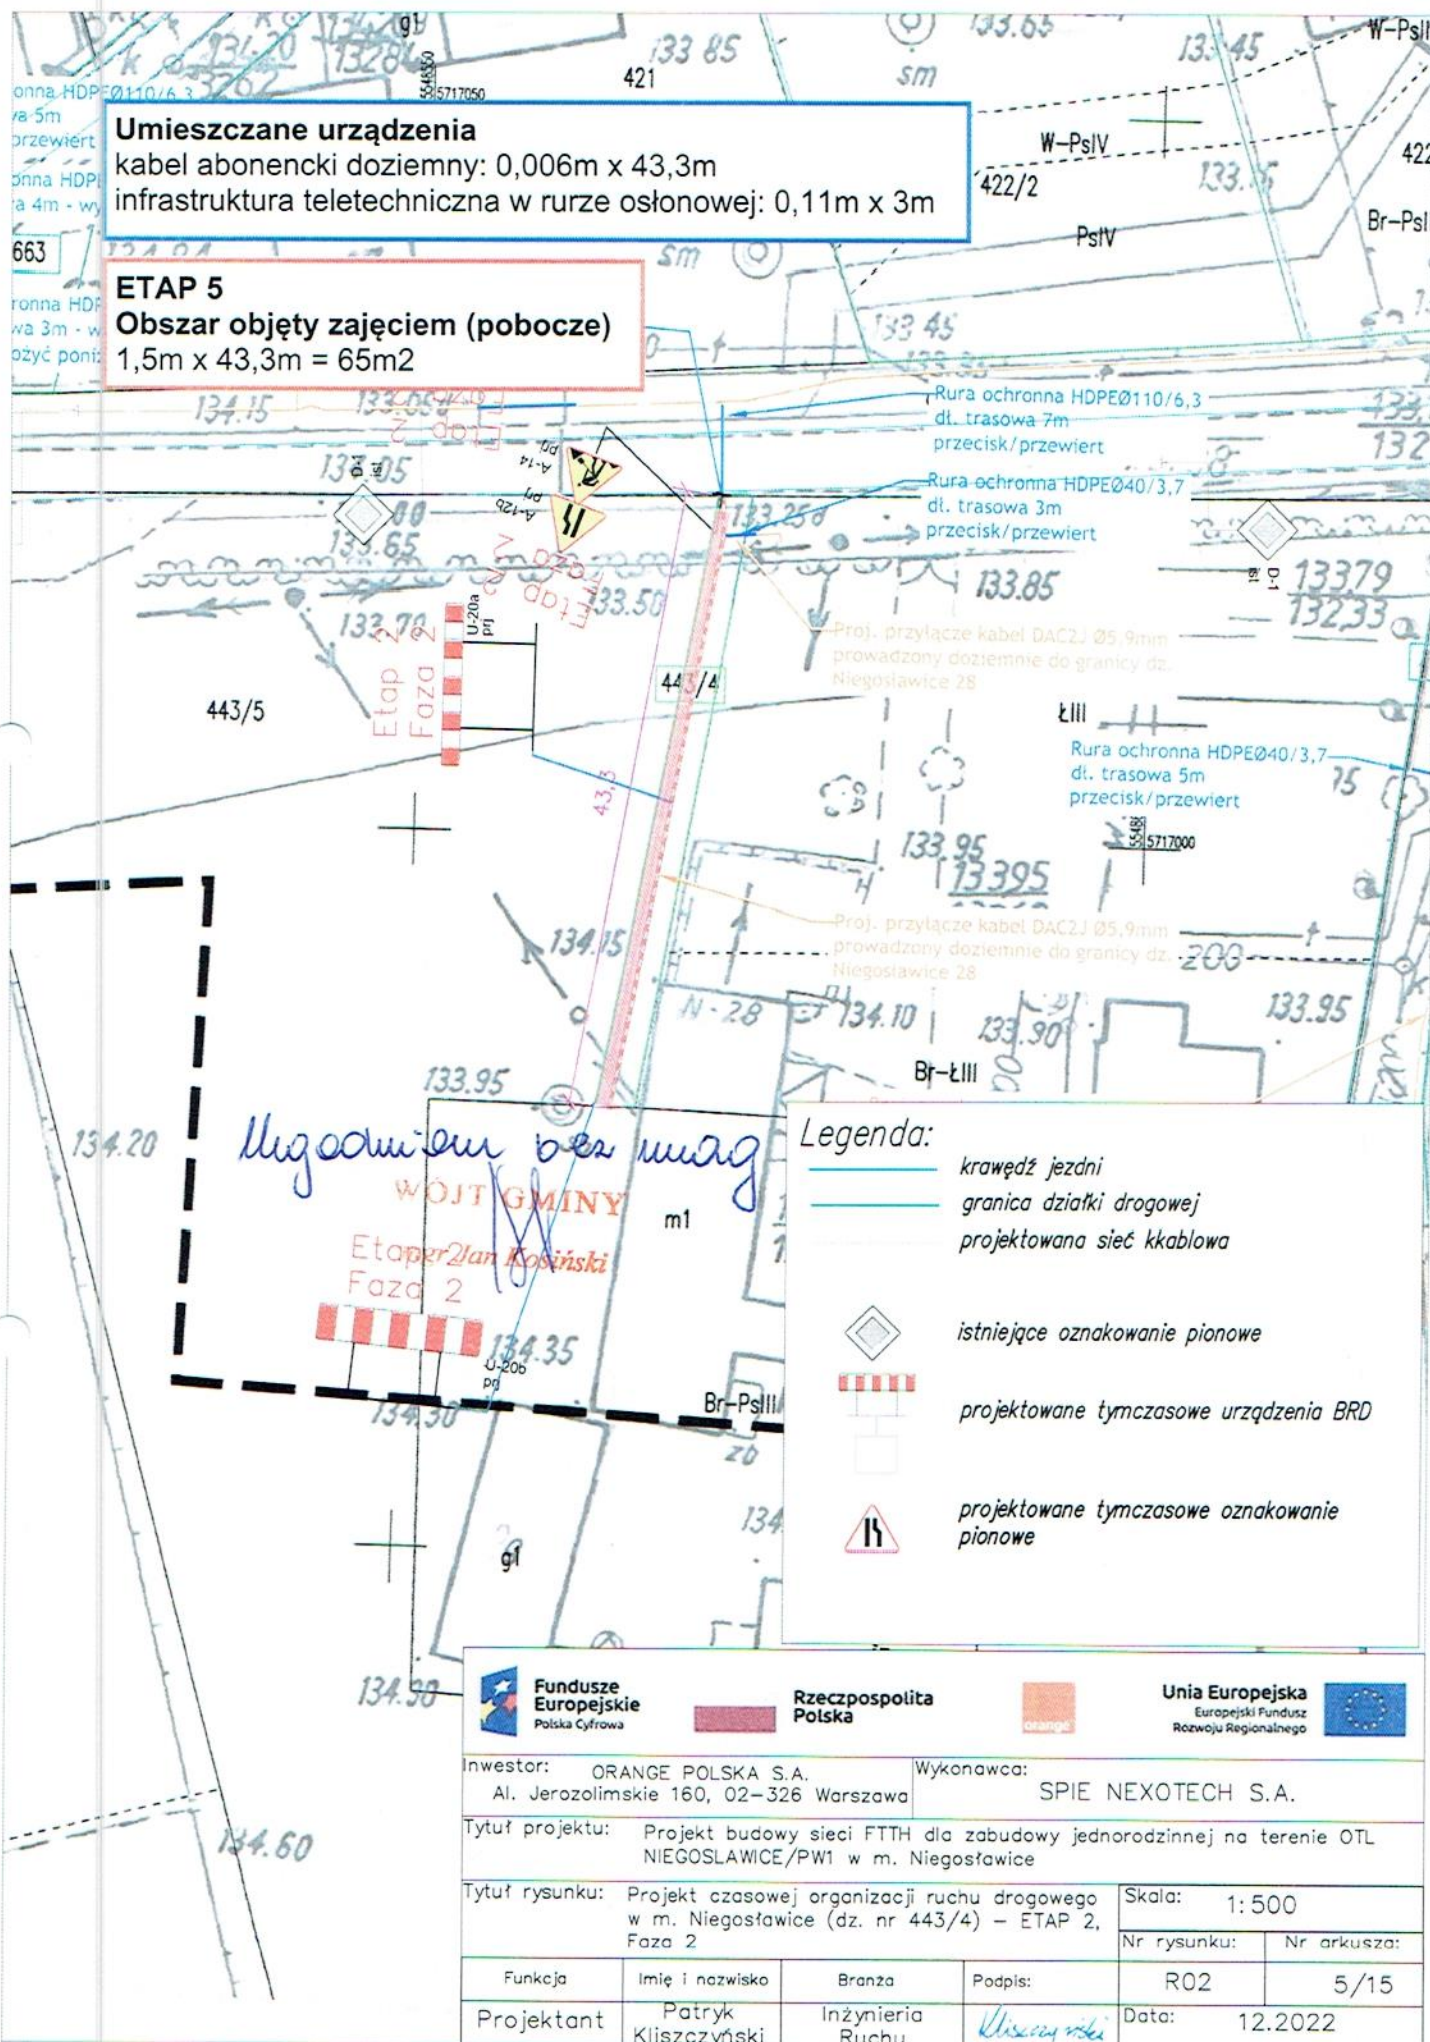

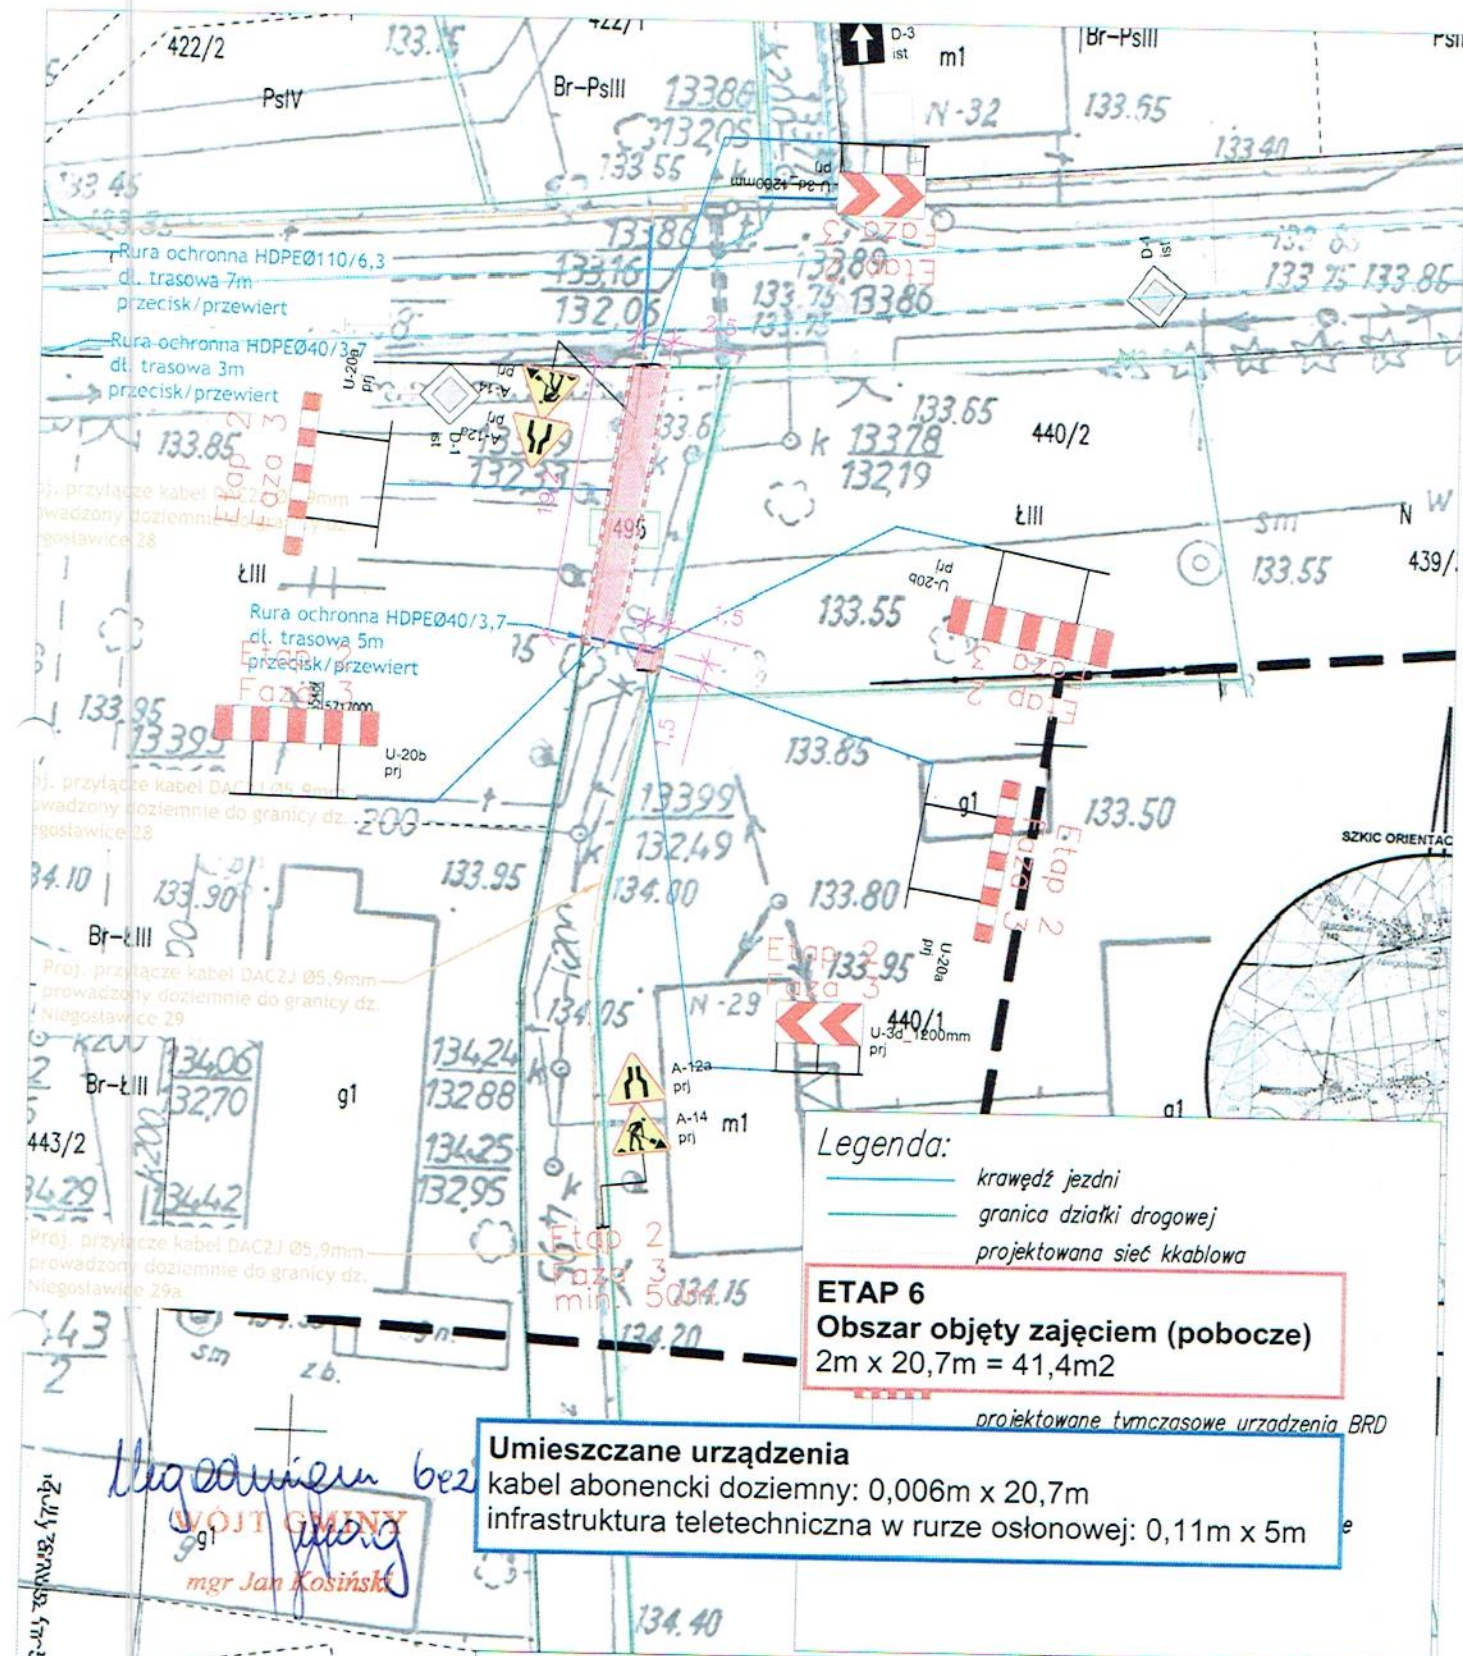

Inwestor: ORANGE POLSKA S.A. Al. Jerozolimskie 160, 02-326 Warszawa			Wykonawca: SPIE NEXOTECH S.A.		
Tytuł projektu: Projekt budowy sieci FTTH dla zabudowy jednorodzinnej na terenie OTL NIEGOSLAWICE/PW1 w m. Niegosławice					
Tytuł rysunku: Projekt czasowej organizacji ruchu drogowego w m. Niegosławice (dz. nr 495) – ETAP 2, Faza 3					
Funkcja		Imię i nazwisko		Skala: 1:500	
Projektant		Inżynieria Ruchu		Nr rysunku: R02	
		Podpis: <i>Kluszczynski</i>		Nr arkusza: 6/15	
				Data: 12.2022	